



RESTAURO, RISTRUTTURAZIONE E ADEGUAMENTO FUNZIONALE DEL TEATRO "ARIOSTO"
Programma delle opere pubbliche - Beni culturali (All. C Ord. 14 del 24/2/2014)
Delibera di Giunta Regionale del contributo ai sensi della LR 13/99 n° 1575 del 24/09/2018
ADEGUAMENTO FUNZIONALE E RIQUALIFICAZIONE DELLA SALA VERDI E DEI RELATIVI SPAZI
PROGETTO ESECUTIVO

Responsabile del procedimento: dott. Paolo Cantù
Viceresponsabile del procedimento: Ing. Salvatore Vera
Progetto architettonico: STUDIO AOS - arch. Giustina Allegri, arch. Ivan Sacchetti
Progetto strutturale: Ing. Fabio Emmolo
Progetto impianti termomeccanici: Studio Termotecnico SCIRE - Ing. Giovanni Sciré Mammiano
Progetto impianto elettrico: STUDIO S.B. - Per. Ind. Stefano Del Bianco
Progetto impianti speciali e sicurezza: Secursoft s.r.l. - Per. Ind. Mirco Comastri
Progetto prevenzione incendi: Planning studio s.r.l. - arch. Luca Giannasi
Responsabile della sicurezza: Planning studio s.r.l. - arch. Mauro Aguzzoli




PROGETTO
ogg.: _____ contenuto: RIBANDITO DELL'ILLUMINAZIONE PIANO PRIMO
scala: 1:100
data: MARZO 2019


E 02



PARTICOLARE IMPIANTI LUCE QUOTA + 12,2m SALA VERDI SCALA 1:50

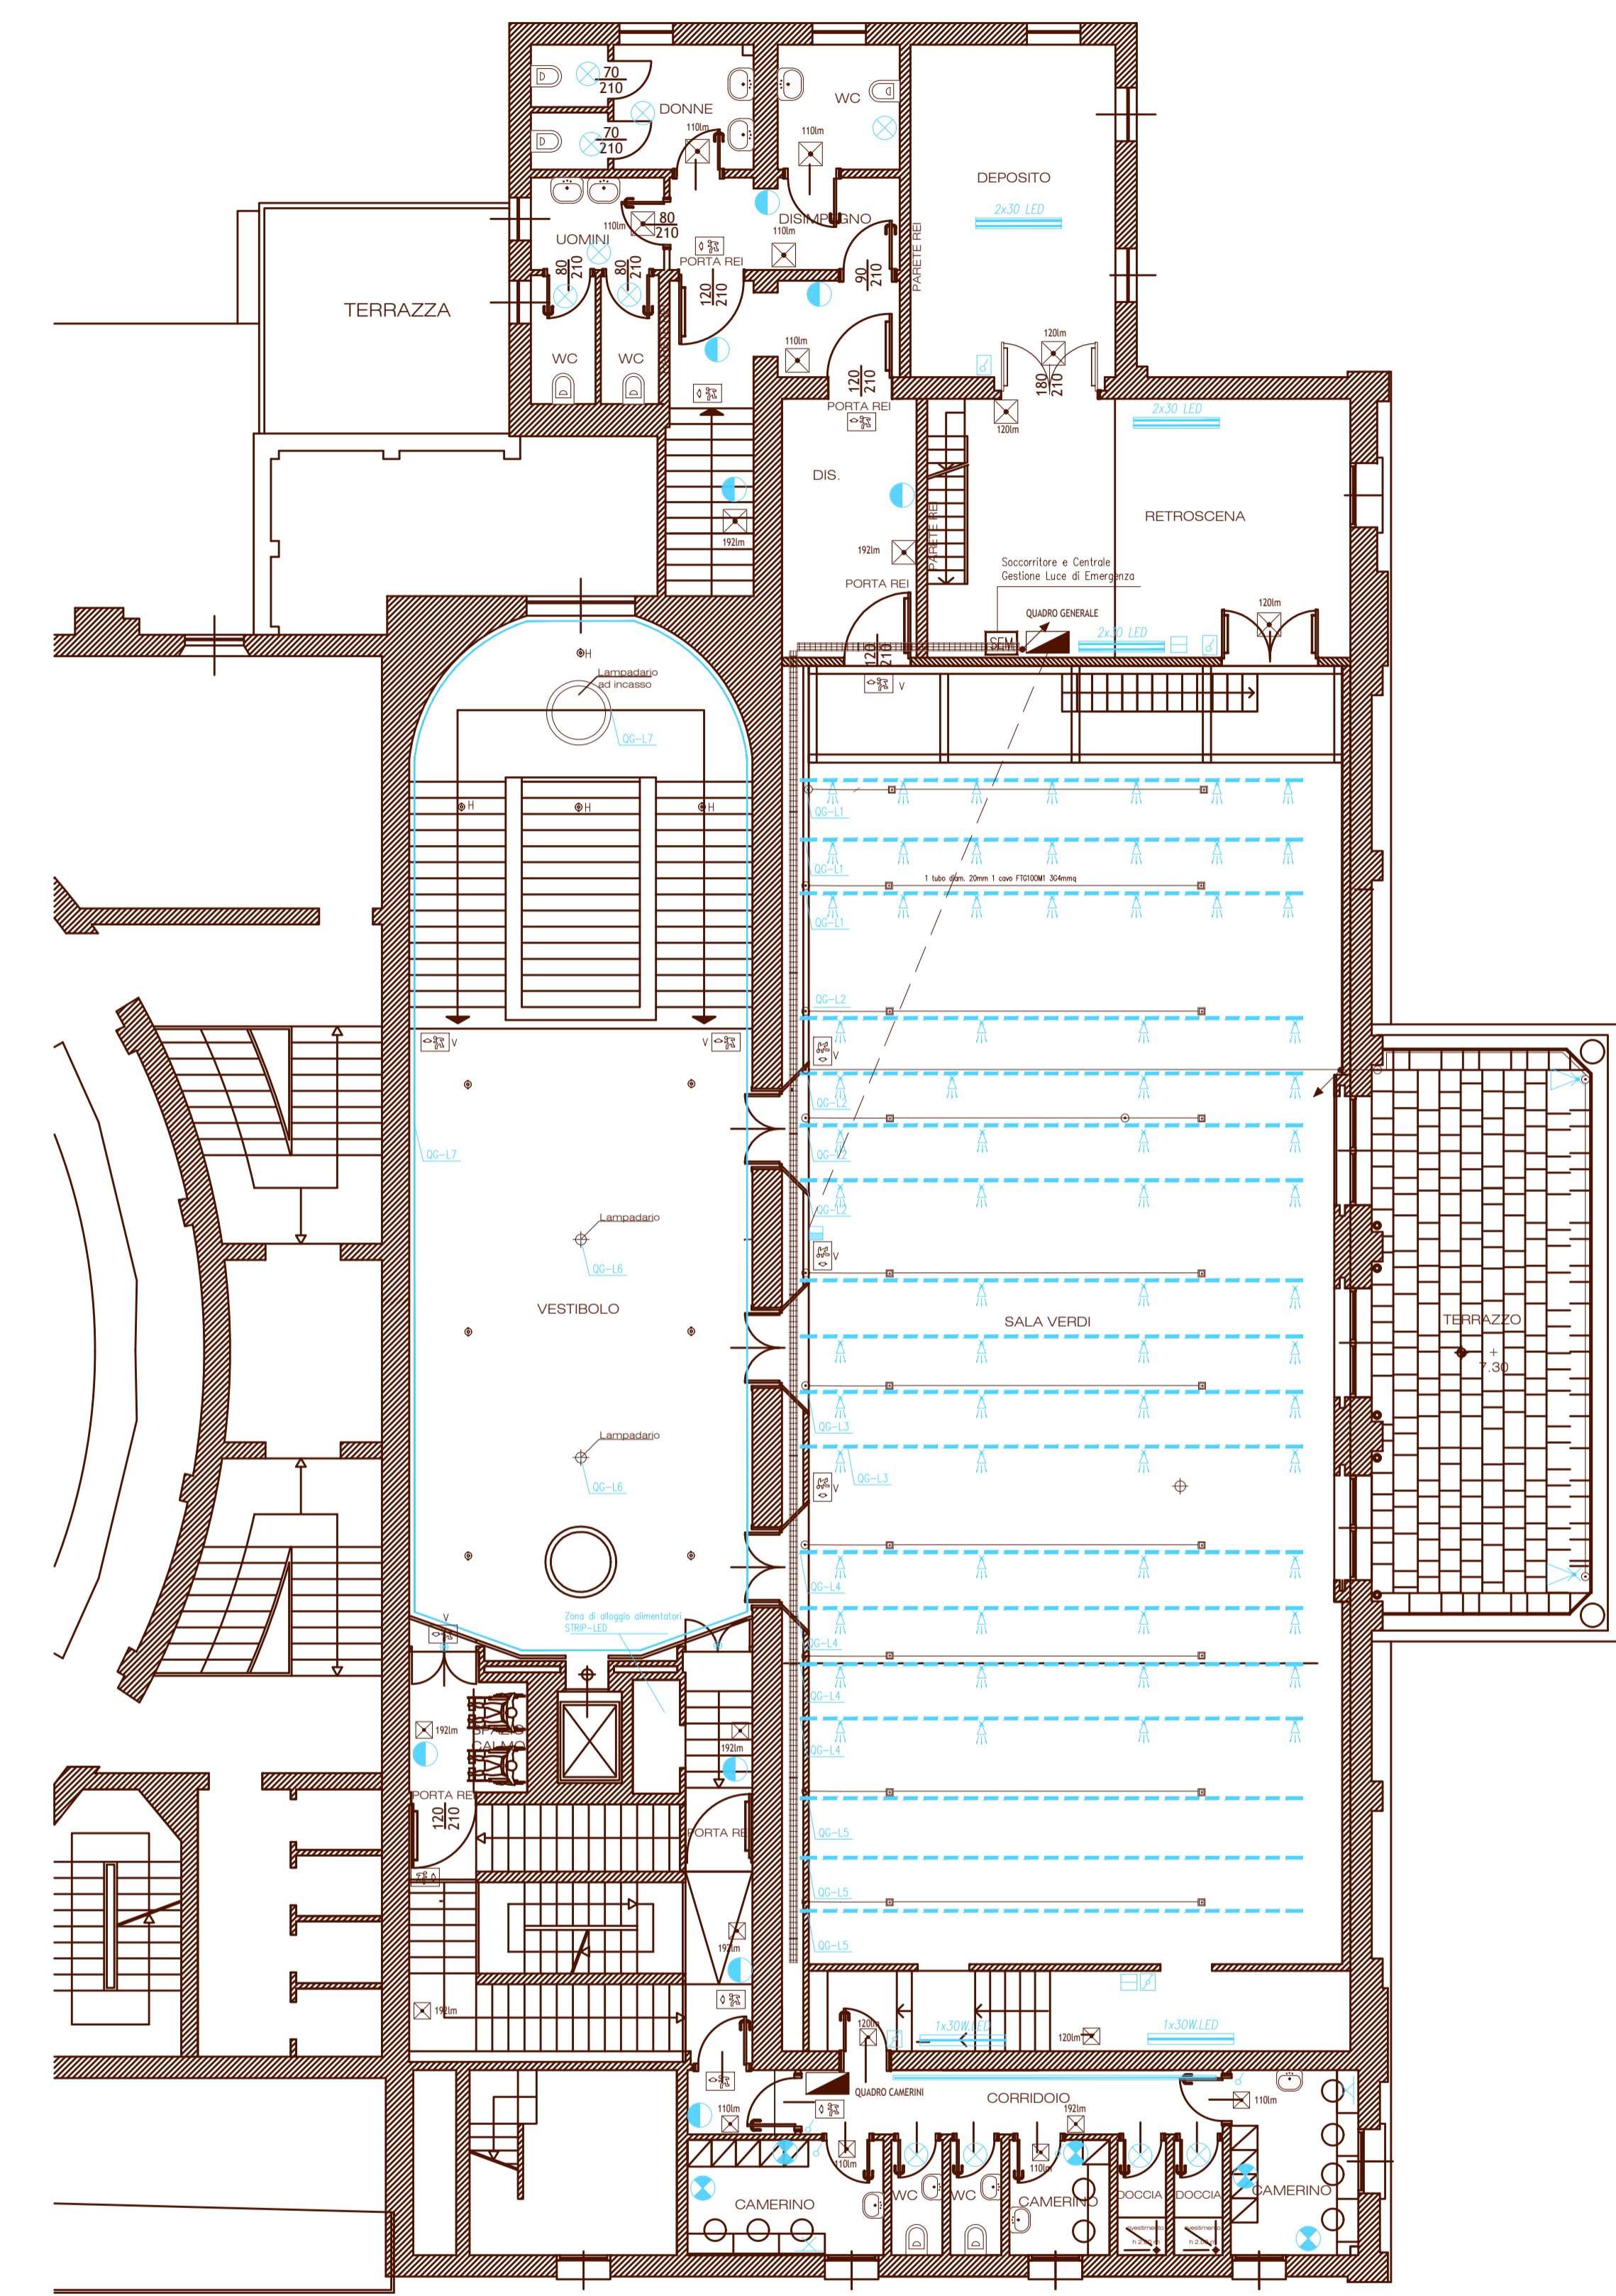

PIANTA PIANO PRIMO LUCE SCALA 1:100

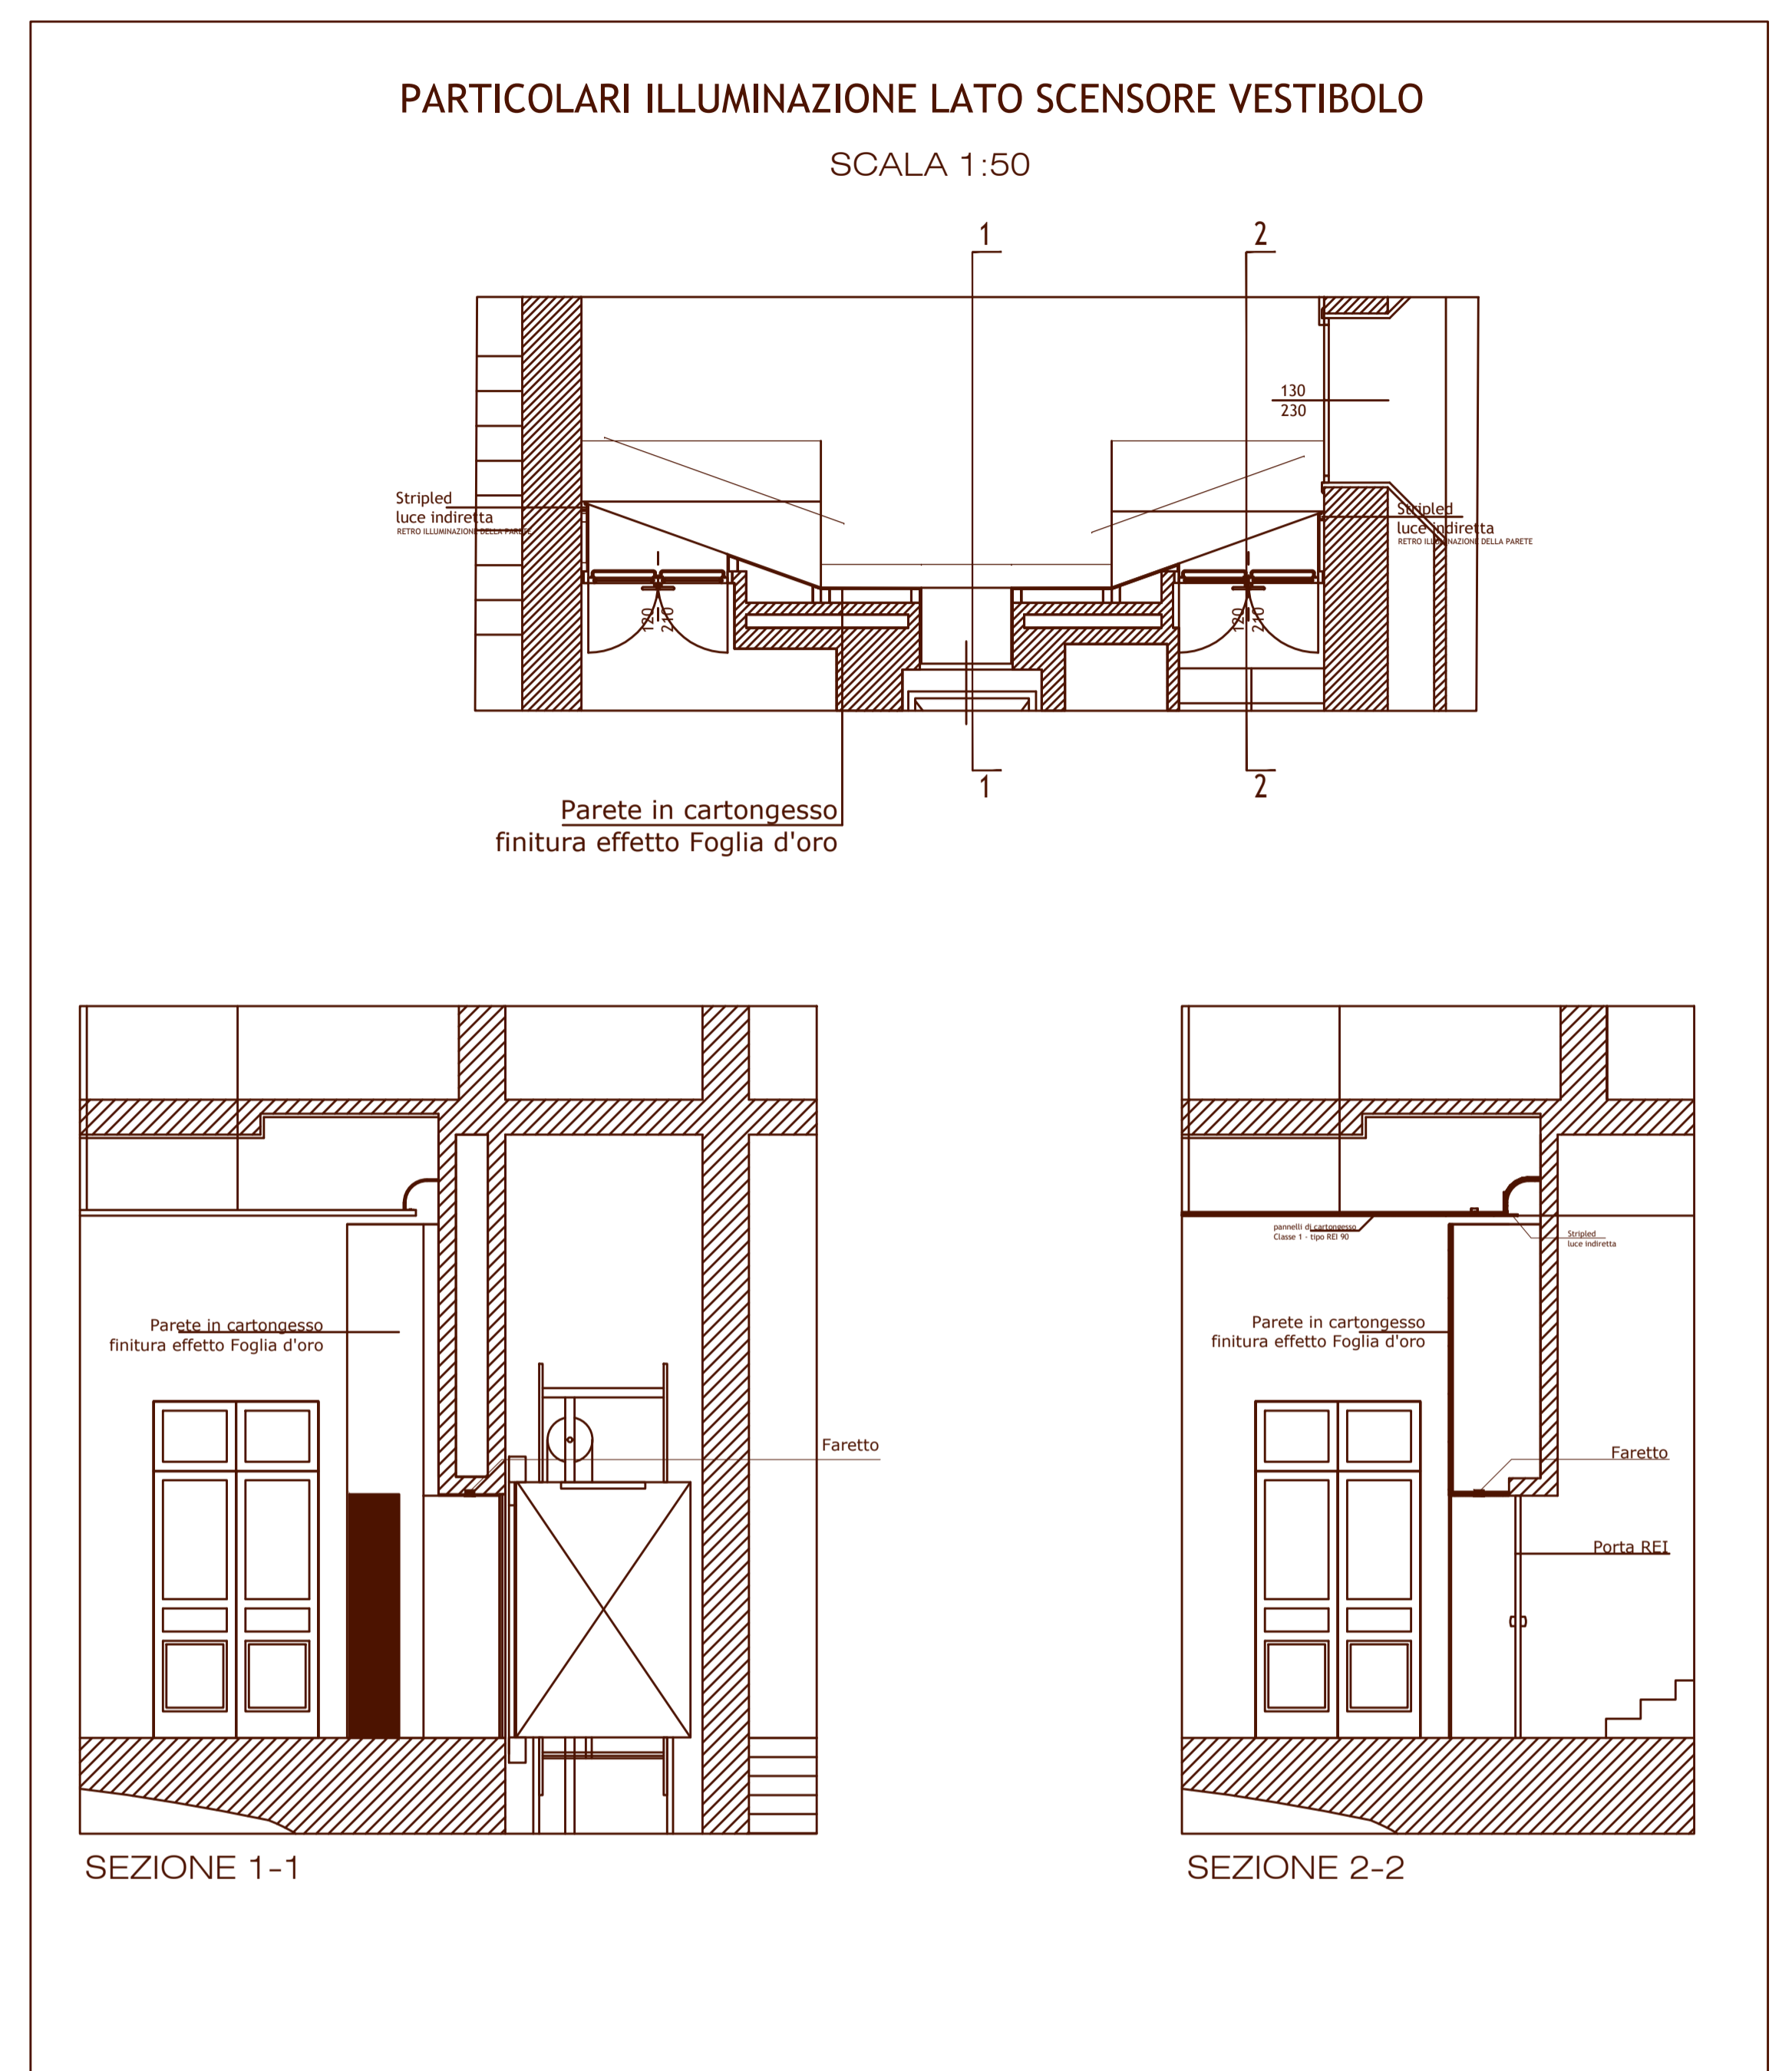

PARTICOLARE CONTROSOFFITTO IN CARTONGESSO CON LUCE PERIMETRALE (FUORI SCALA)

