



RESTAURO, RISTRUTTURAZIONE E ADEGUAMENTO FUNZIONALE DEL TEATRO "ARIOSTO"
Programma delle opere pubbliche - Beni culturali (All. C Ord. 14 del 24/2/2014)
Delibera di Giunta Regionale del contributo ai sensi della LR 13/99 n° 1575 del 24/09/2018

ADEGUAMENTO FUNZIONALE E RIQUALIFICAZIONE DELLA SALA VERDI E DEI RELATIVI SPAZI
PROGETTO ESECUTIVO

Responsabile del procedimento: dott. Paolo Costa
Vicespese del procedimento: Ing. Salvatore Vera

Progetto architettonico: STUDIO AOS - arch. Giuliana Allegrì, arch. Ivan Sacchetti
Progetto strutturale: Ing. Stefano Menozzi
Progetto impianti termomeccanici: Studio Termotecnico SCIRE - Ing. Giovanni Scirè Mammato
Progetto impianto elettrico: STUDIO S.B. - Per. Ind. Stefano Del Bianco
Progetto impianti speciali e sicurezza: Secursoft s.r.l. - Per. Ind. Mirco Comastri
Progetto prevenzione incendi: Planning studio s.r.l. - arch. Luca Giannasi
Responsabile della sicurezza: Planning studio s.r.l. - arch. Mauro Aguzzoli



PROGETTO


ogg.: _____ contenuto: EVACUAZIONE PIANI PT P.AMM IP
scala: 1:100
data: MARZO 2019

EV01


LEGENDA SIMBOLI IMPIANTO EVAC

DISEGNO	DENOMINAZIONE
	CENTRALE EVAC MESSAGGIO VOCALE INTELLEGGIBILE EN54
	IMPIANTO EVAC CASSA ACUSTICA PROIETTORE DI SUONO EN54
	IMPIANTO EVAC CASSA ACUSTICA PLAFONIERA EN54
	COLLEGAMENTO IMPIANTO EVAC EN54 A CENTRALE RIV INCENDI


**NB: LE MISURE SONO INDICATIVE -
ANDRANNO VERIFICATE DAGLI ESECUTORI IN LOCO**

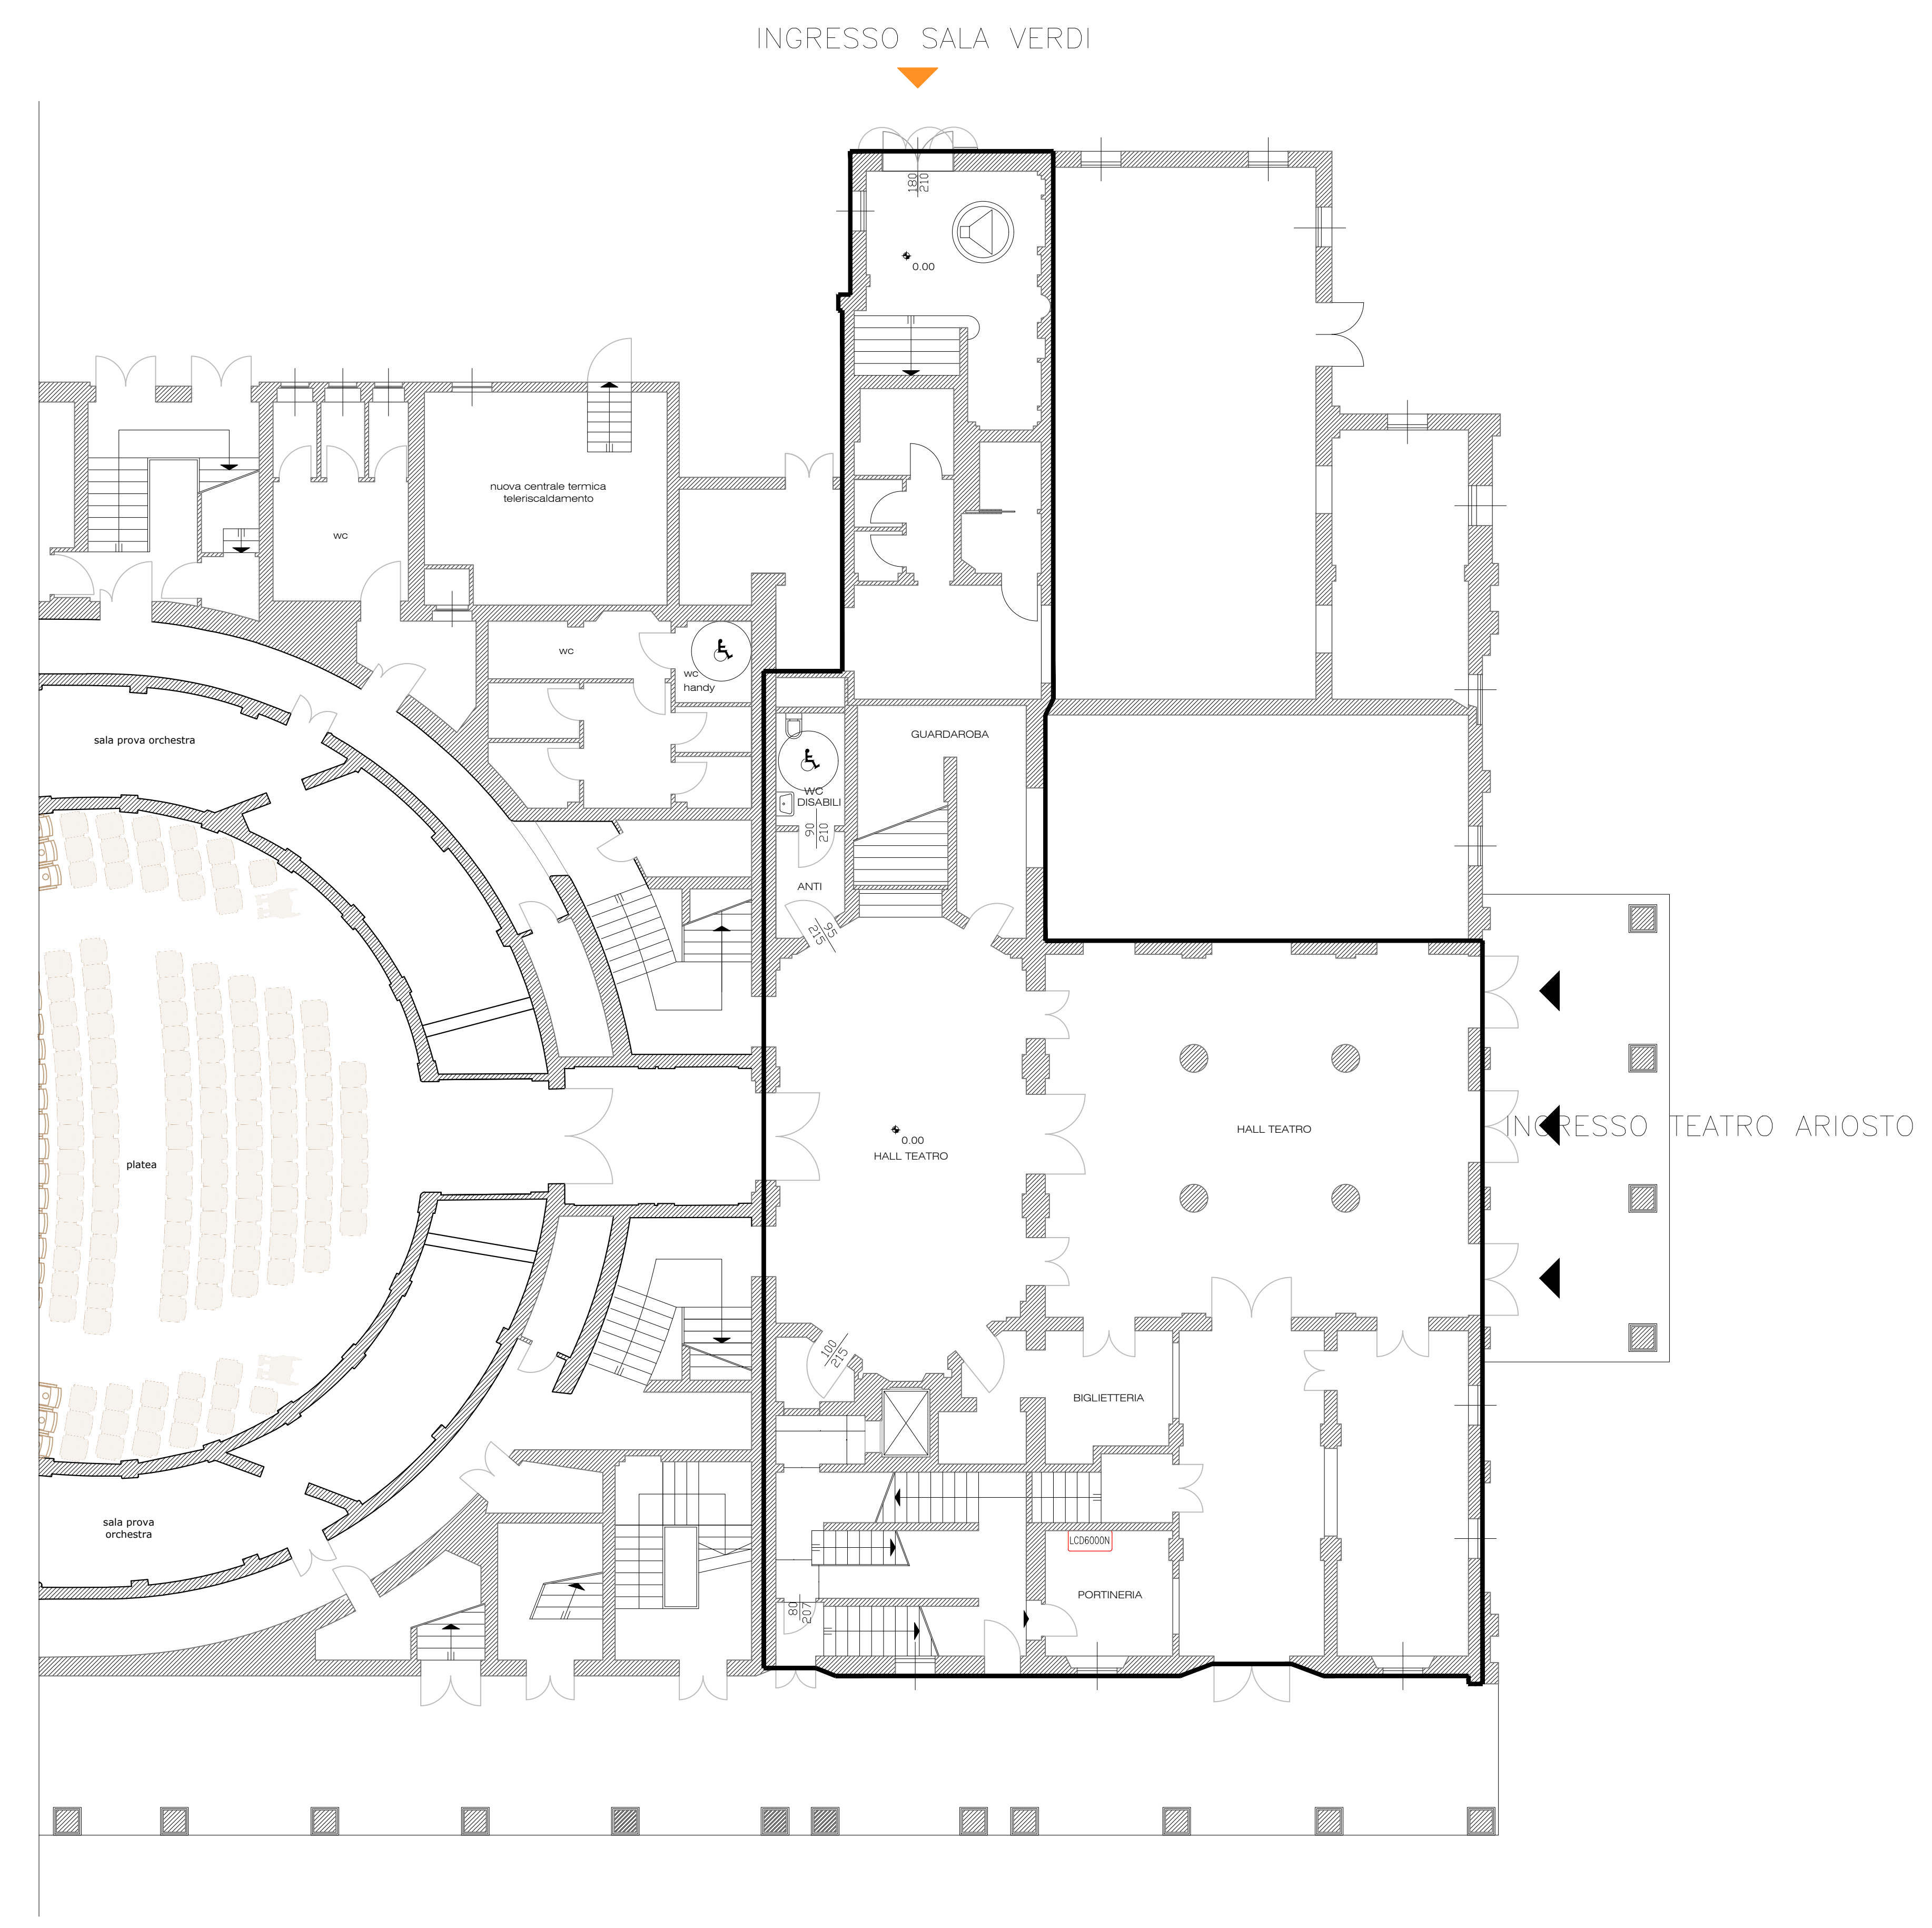

PIANTA PIANO TERRA

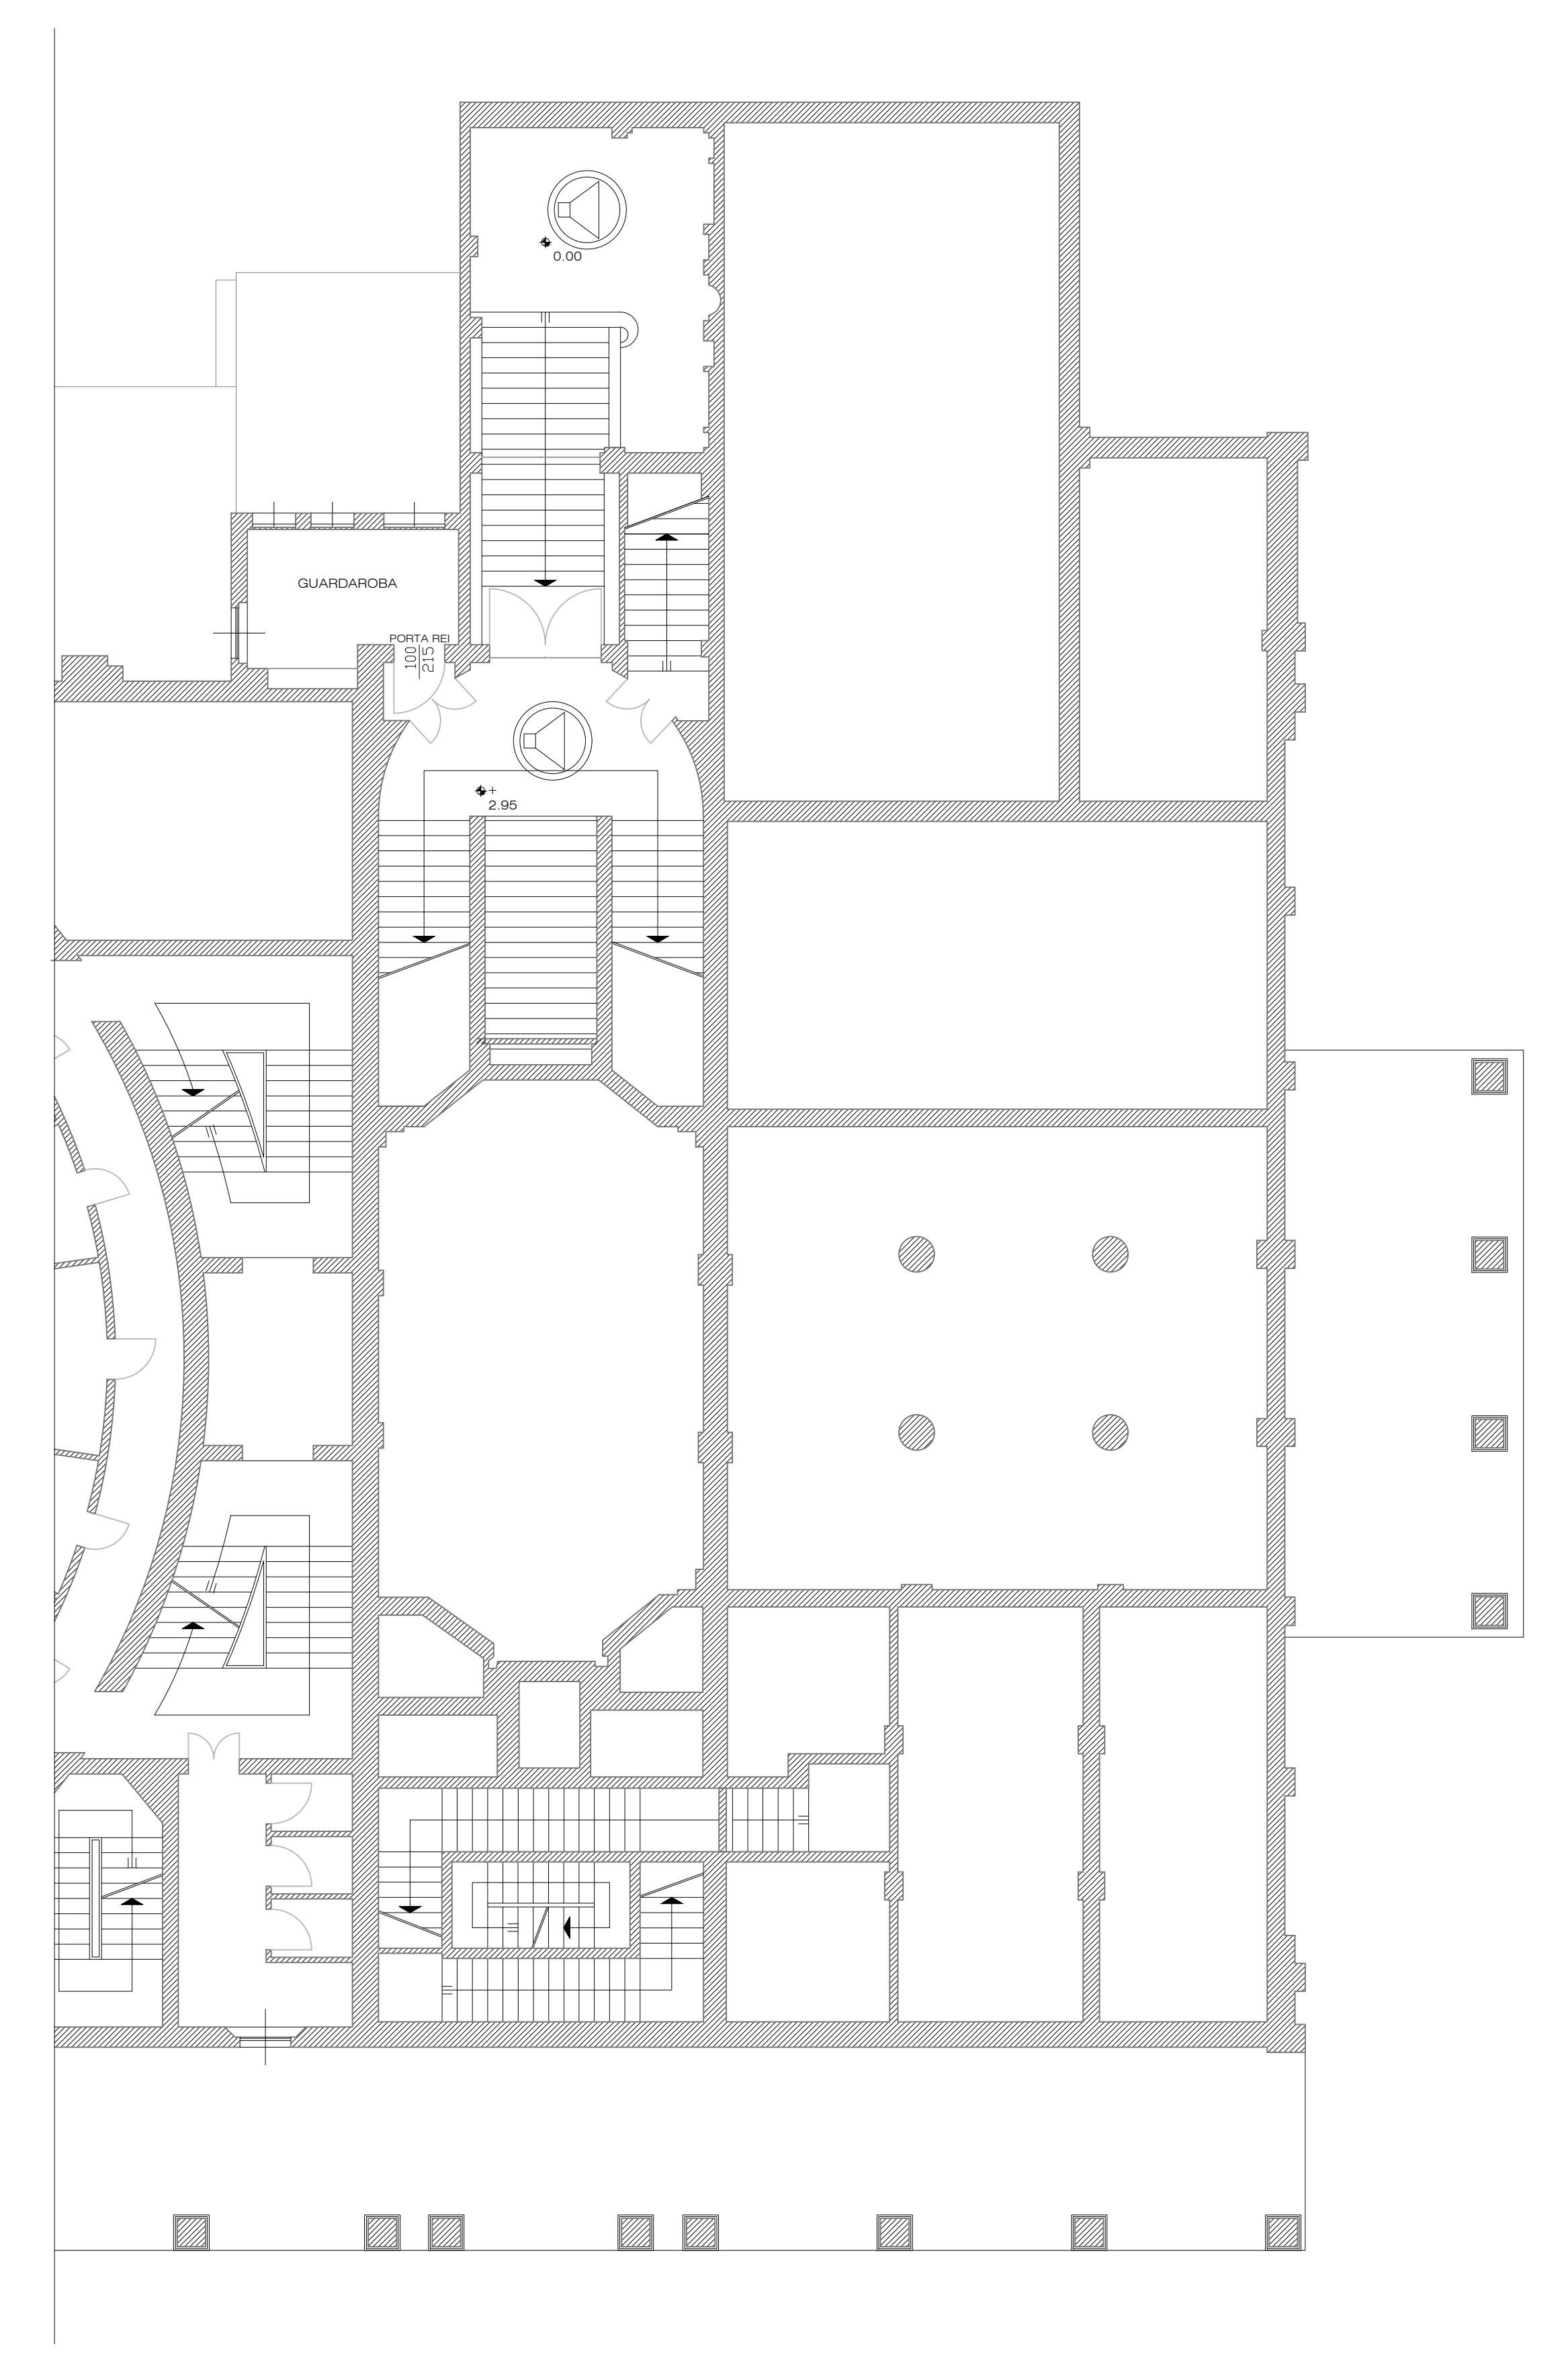

PIANTA PIANO AMMEZZATO

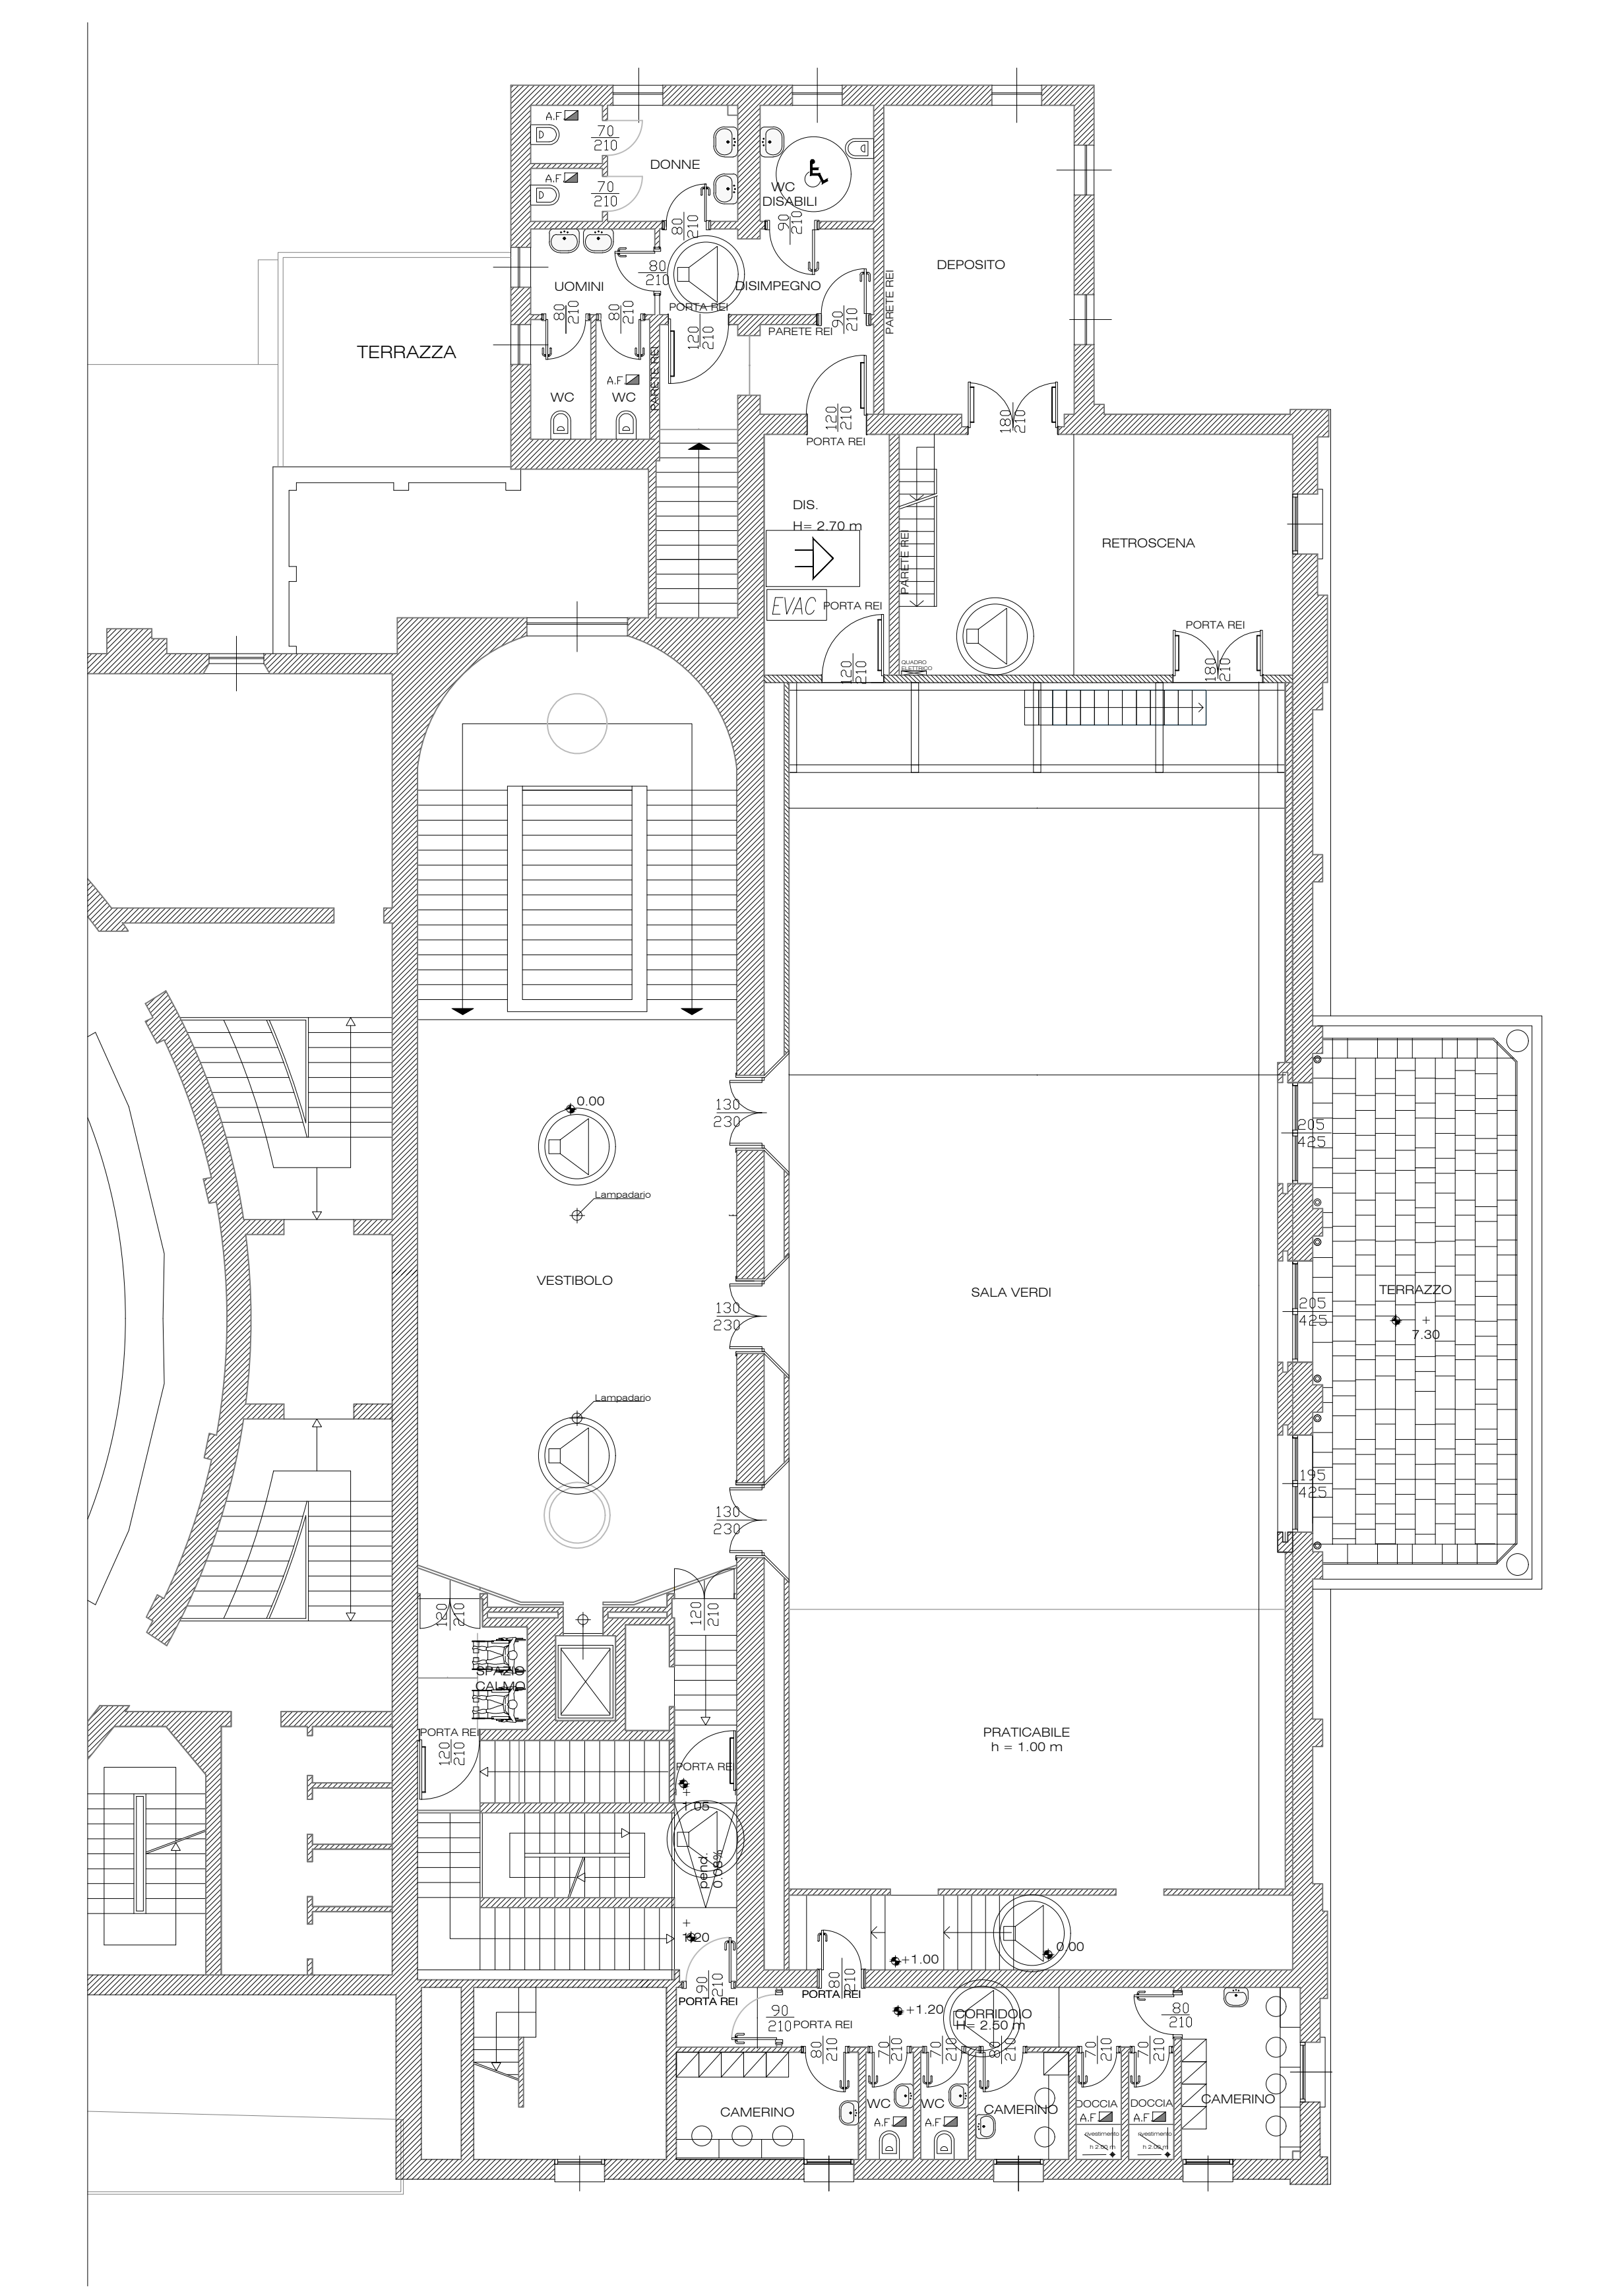

PIANTA PIANO PRIMO

NOTA AL PROGETTO

LA VALIDITA' DEL PRESENTE ELABORATO E' LIMITATA ALL'AMBITO DEGLI IMPIANTI TECNOLOGICI.

IN FASE DI REALIZZAZIONE DELLE OPERE DOVRA' ESSERE VERIFICATA LA PORTATA STRUTTURALE INTERESSATE ALL'INSTALLAZIONE

LEGENDA ELABORATO IN DOCUMENTO DEDICATO SE NON PRESENTE