



RESTAURO, RISTRUTTURAZIONE E ADEGUAMENTO FUNZIONALE DEL TEATRO "ARIOSTO"
Programma delle opere pubbliche - Beni culturali (All. C Ord. 14 del 24/2/2014)
Delibera di Giunta Regionale del contributo ai sensi della LR 13/99 n° 1575 del 24/09/2018


ADEGUAMENTO FUNZIONALE E RIQUALIFICAZIONE DELLA SALA VERDI E DEI RELATIVI SPAZI
PROGETTO ESECUTIVO

Responsabile del procedimento: dott. Paolo Cantù
Vicespagnolo del procedimento: Ing. Salvatore Vera
Progetto architettonico: STUDIO ASD - arch. Giuliana Allegri, arch. Ivan Sacchetti
Progetto strutturale: Ing. Fabio Emmolo
Progetto impianti termomeccanici: Studio Termotecnico SCIRE - Ing. Giovanni Scirè Mammato
Progetto impianto elettrico: STUDIO S.B. - Per. Ind. Stefano Del Bianco
Progetto impianti speciali e sicurezza: Securiti s.r.l. - Per. Ind. Mirco Comastri
Progetto prevenzione incendi: Planning studio s.r.l. - arch. Luca Giannasi
Responsabile della sicurezza: Planning studio s.r.l. - arch. Mauro Aguzzoli


PROGETTO
agg.: contenuto: RILEVAMENTO INCENDI PT P.A.M. IP
scala: 1:100
data: MARZO 2019




NB: LE MISURE SONO INDICATIVE -
ANDRANNO VERIFICATE DAGLI ESECUTORI IN LOCO

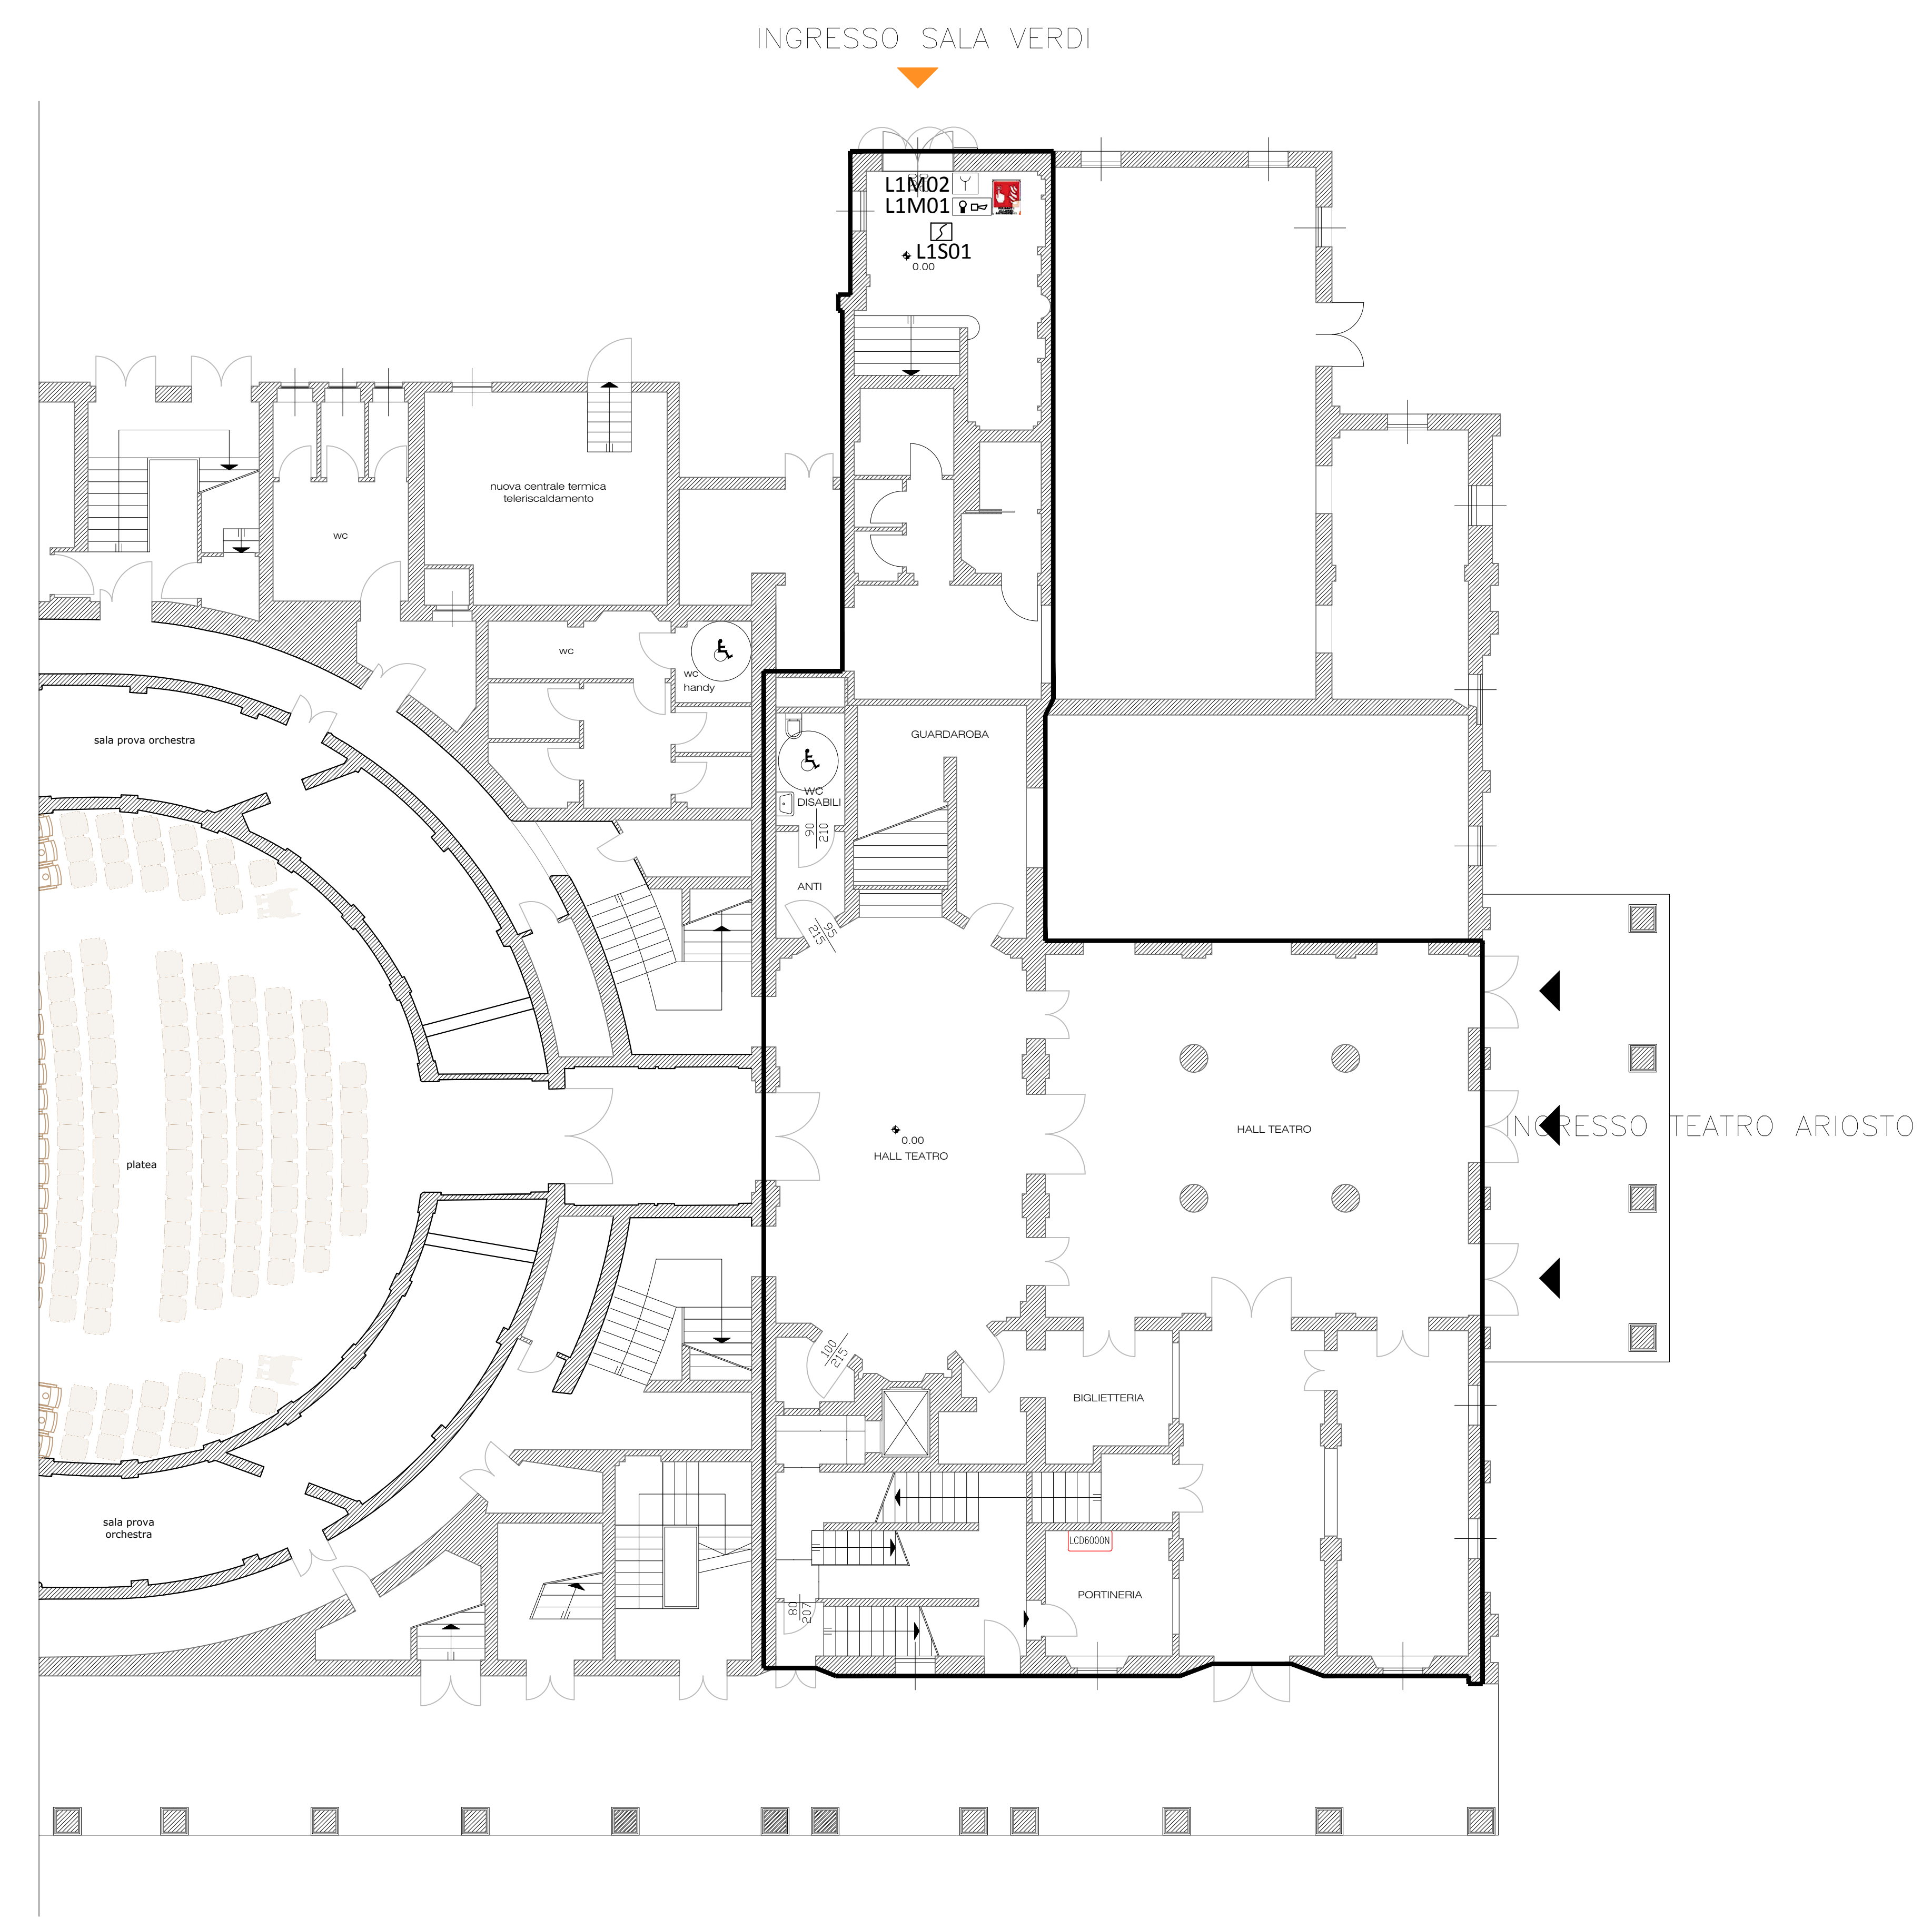

PIANTA PIANO TERRA

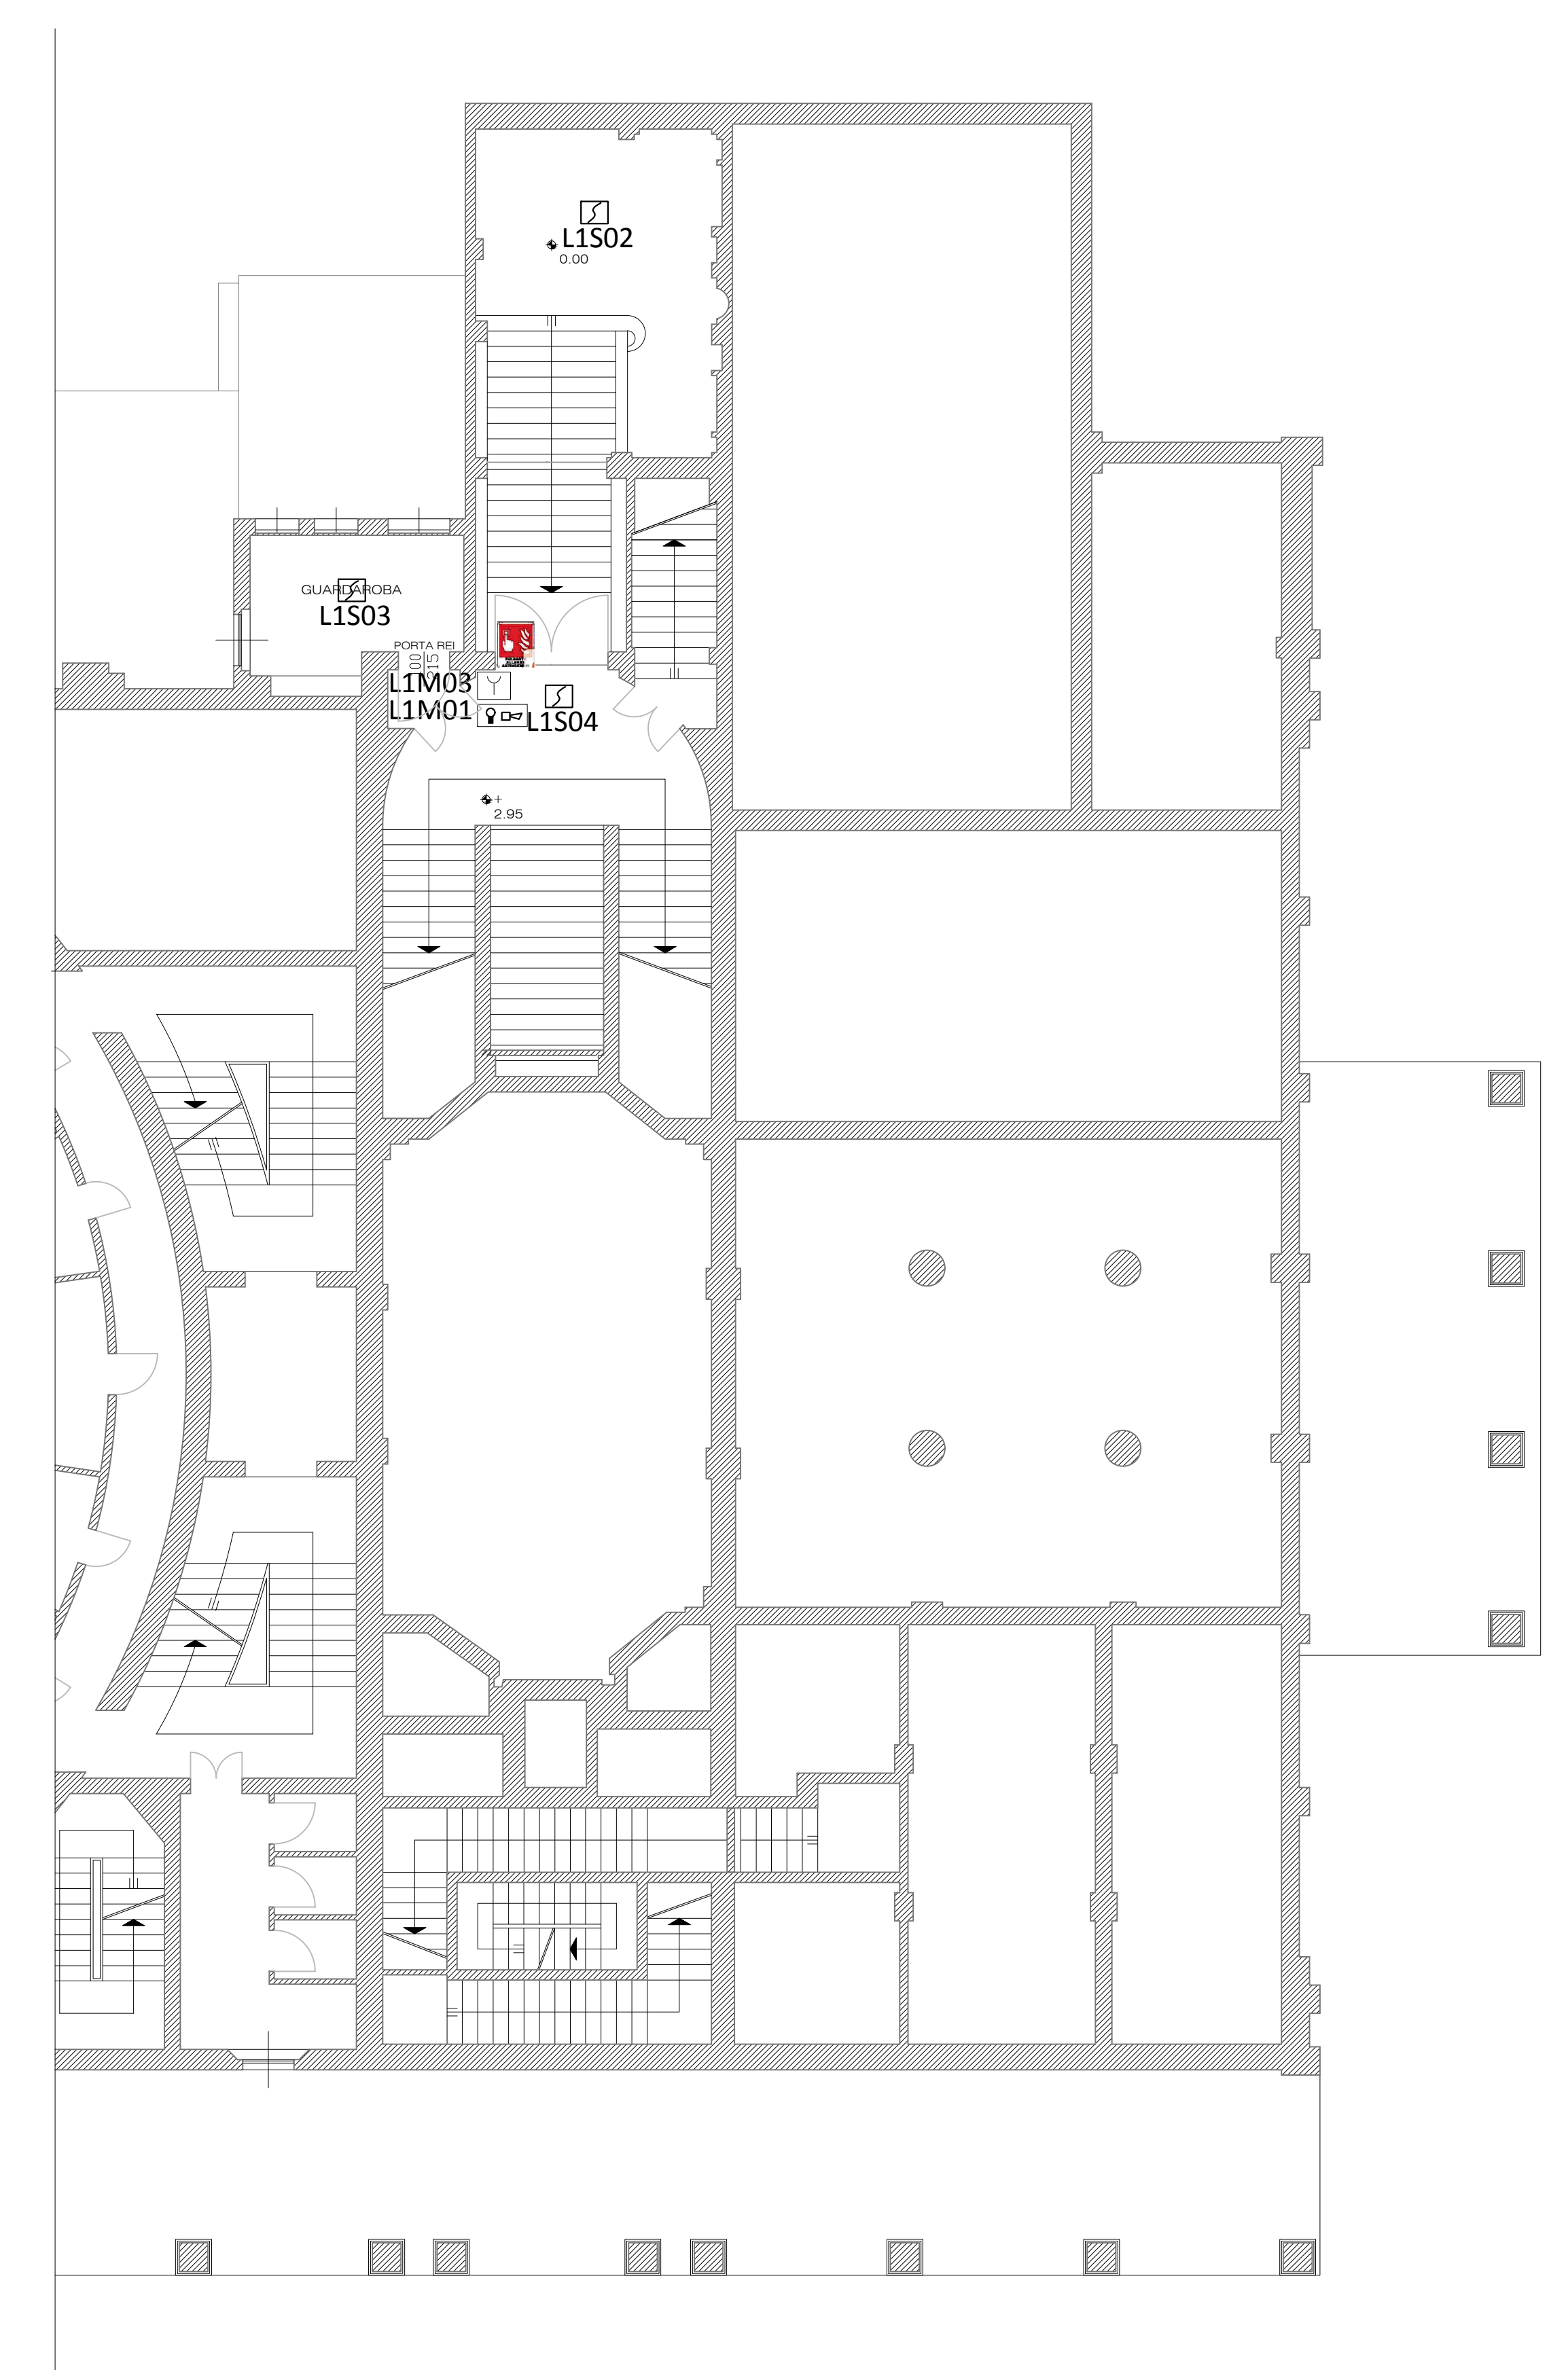

PIANTA PIANO AMMEZZATO

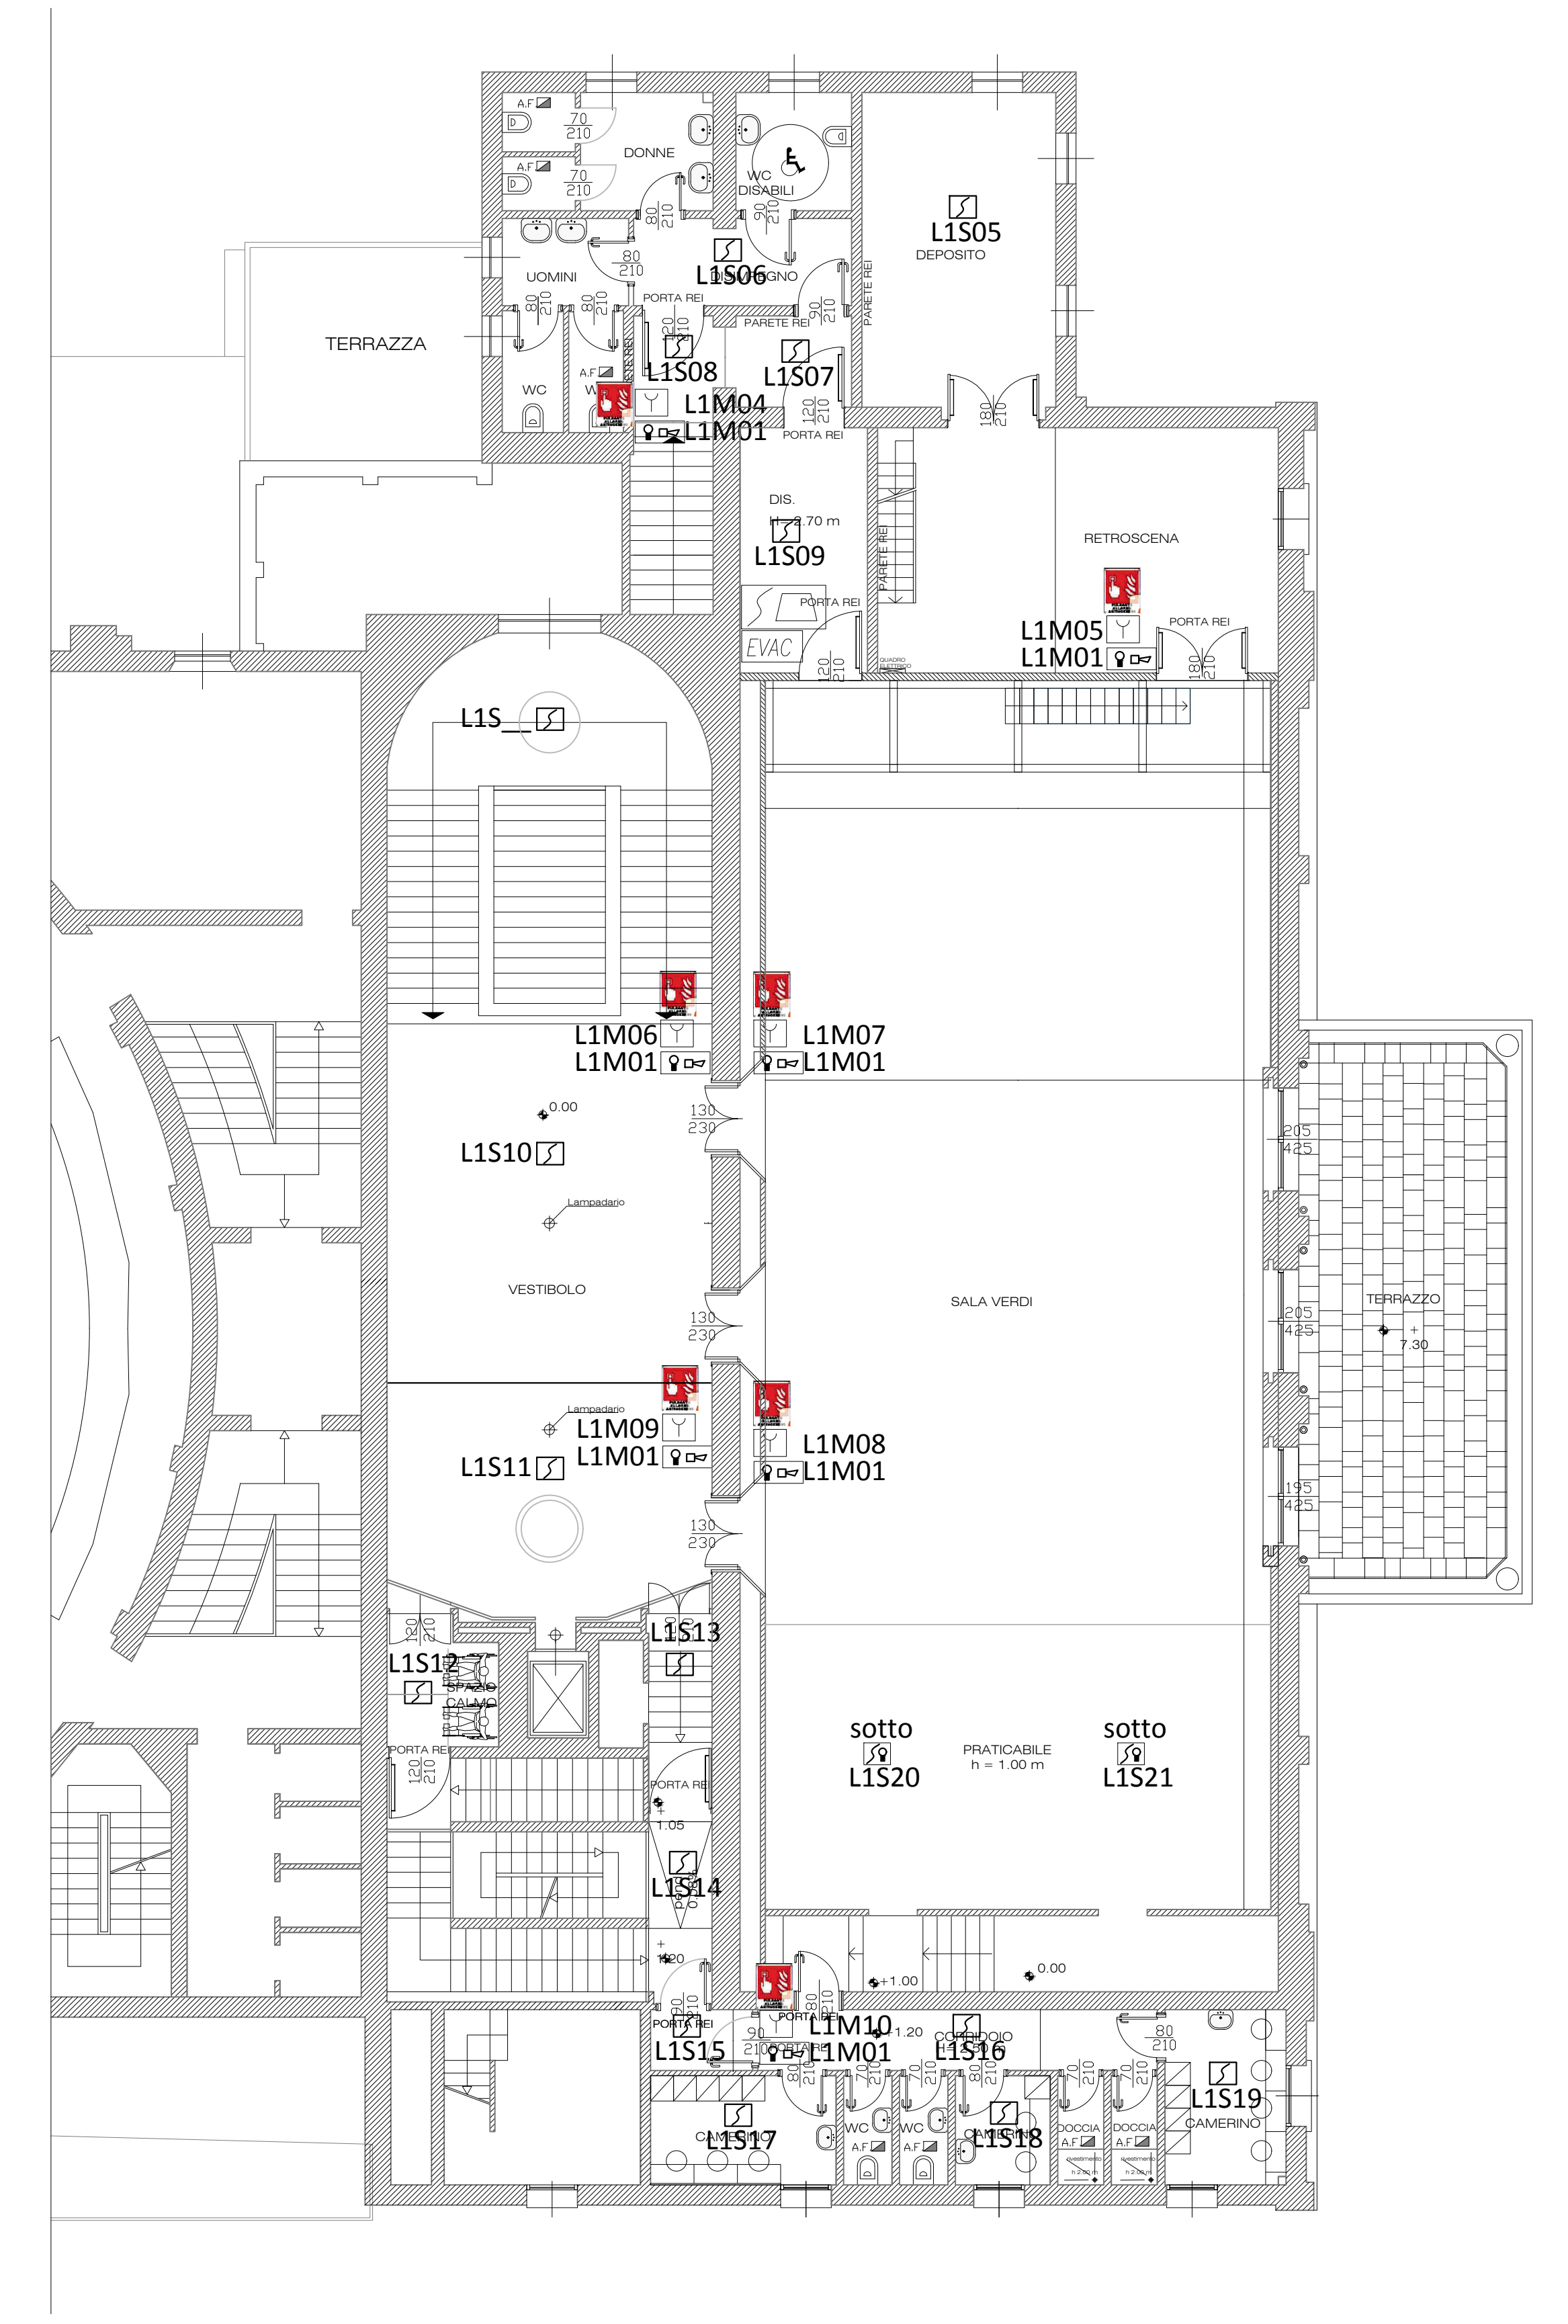

PIANTA PIANO PRIMO

NOTA AL PROGETTO
LA VALIDITA' DEL PRESENTE ELABORATO E' LIMITATA ALL'AMBITO DEGLI IMPIANTI TECNOLOGICI.
IN FASE DI REALIZZAZIONE DELLE OPERE DOVRA' ESSERE VERIFICATA LA PORTATA STRUTTURALE INTERESSATA ALL'INSTALLAZIONE
LEGENDA ELABORATO IN DOCUMENTO DEDICATO SE NON PRESENTE

LEGENDA SIMBOLI IMPIANTO RIV. INCENDI

DISEGNO	DENOMINAZIONE
	CENTRALE RIVELAZIONE FUMI
	DISPOSITIVO OTTICO-ACUSTICO ALLARME
	PULSANTE ALLARME ANTINCENDIO INDIRIZZATO CON ISOLATORI A BORDO E CARTELLO CONFORME ALLA UNI 7546-16
	RIVELATORE OTTICO DI FUMO
	RIVELATORE OTTICO DI FUMO GEMMA LUMINOSA DI RIPORTO ALLARME
	RIVELATORE FUMO DA CANALE
	PUNTO DI CAMPIONAMENTO PRELIEVO ARIA IMPIANTO ASD
	TUBAZIONE ASPIRAZIONE IMPIANTO ASD
	MODULO 1 USCITA (M701E-240)
	MODULO 1 USCITA (M701E)
	MODULO 1 INGRESSO (M710E)
	TERMINALE LCD PER CENTRALE RILEVAMENTO INCENDI
	ALIMENTATORE AGGIUNTIVO (24V 4+1A)