



RESTAURO, RISTRUTTURAZIONE E ADEGUAMENTO FUNZIONALE DEL TEATRO "ARIOSTO"
Programma delle opere pubbliche - Beni culturali (All. C Ord. 14 del 24/2/2014)
Delibera di Giunta Regionale del contributo ai sensi della LR 13/99 n° 1575 del 24/09/2018

ADEGUAMENTO FUNZIONALE E RIQUALIFICAZIONE DELLA SALA VERDI E DEI RELATIVI SPAZI
PROGETTO ESECUTIVO

Responsabile del procedimento: dott. Paolo Cantù
Vicesp. del procedimento: ing. Salvatore Vara
Progetto architettonico: STUDIO AOS - arch. Giuliana Allegri, arch. Ivan Sacchetti
Progetto strutturale: ing. Stefano Menozzi
Progetto impianti termomeccanici: Studio Termotecnica SCIRE - ing. Giovanni Scirè Mammanno
Progetto impianto elettrico: STUDIO S.B. - Per. Ing. Stefano Del Bianco
Progetto impianti speciali e sicurezza: Securitas s.r.l. - Per. Ing. Mirco Comastri
Progetto prevenzione incendi: Planning studio s.r.l. - arch. Luca Giannasi
Responsabile della sicurezza: Planning studio s.r.l. - arch. Mauro Aguzzoli



PROGETTO
ogg.: contenuto: RILEVAMENTO INCENDI
scala: 1:100
data: MARZO 2019


RI02

NB: LE MISURE SONO INDICATIVE -
ANDRANNO VERIFICATE DAGLI ESECUTORI IN LOCO


NOTA AL PROGETTO
LA VALIDITA' DEL PRESENTE ELABORATO E' LIMITATA ALL'AMBITO DEGLI IMPIANTI TECNOLOGICI.
IN FASE DI REALIZZAZIONE DELLE OPERE DOVRA' ESSERE VERIFICATA LA PORTATA STRUTTURE INTERESSATE ALL'INSTALLAZIONE
LEGENDA ELABORATO IN DOCUMENTO DEDICATO SE NON PRESENTE

LEGENDA SIMBOLI IMPIANTO RIV. INCENDI


DISEGNO	DENOMINAZIONE
	CENTRALE RIVELAZIONE FUMI
	DISPOSITIVO OTTICO-ACUSTICO ALLARME
	PULSANTE ALLARME ANTINCENDIO INDIRIZZATO CON ISOLATORI A BORDO E CARTELLO CONFORME ALLA UNI 7546-16
	RIVELATORE OTTICO DI FUMO
	RIVELATORE OTTICO DI FUMO GEMMA LUMINOSA DI RIPIRTO ALLARME
	RIVELATORE FUMO DA CANALE
	PUNTO DI CAMPIONAMENTO PRELIEVO ARIA IMPIANTO ASD
	TUBAZIONE ASPIRAZIONE IMPIANTO ASD
	MODULO 1 USCITA (M701E-240)
	MODULO 1 USCITA (M701E)
	MODULO 1 INGRESSO (M710E)
	TERMINALE LCD PER CENTRALE RILEVAMENTO INCENDI
	ALIMENTATORE AGGIUNTIVO (24V 4+1A)

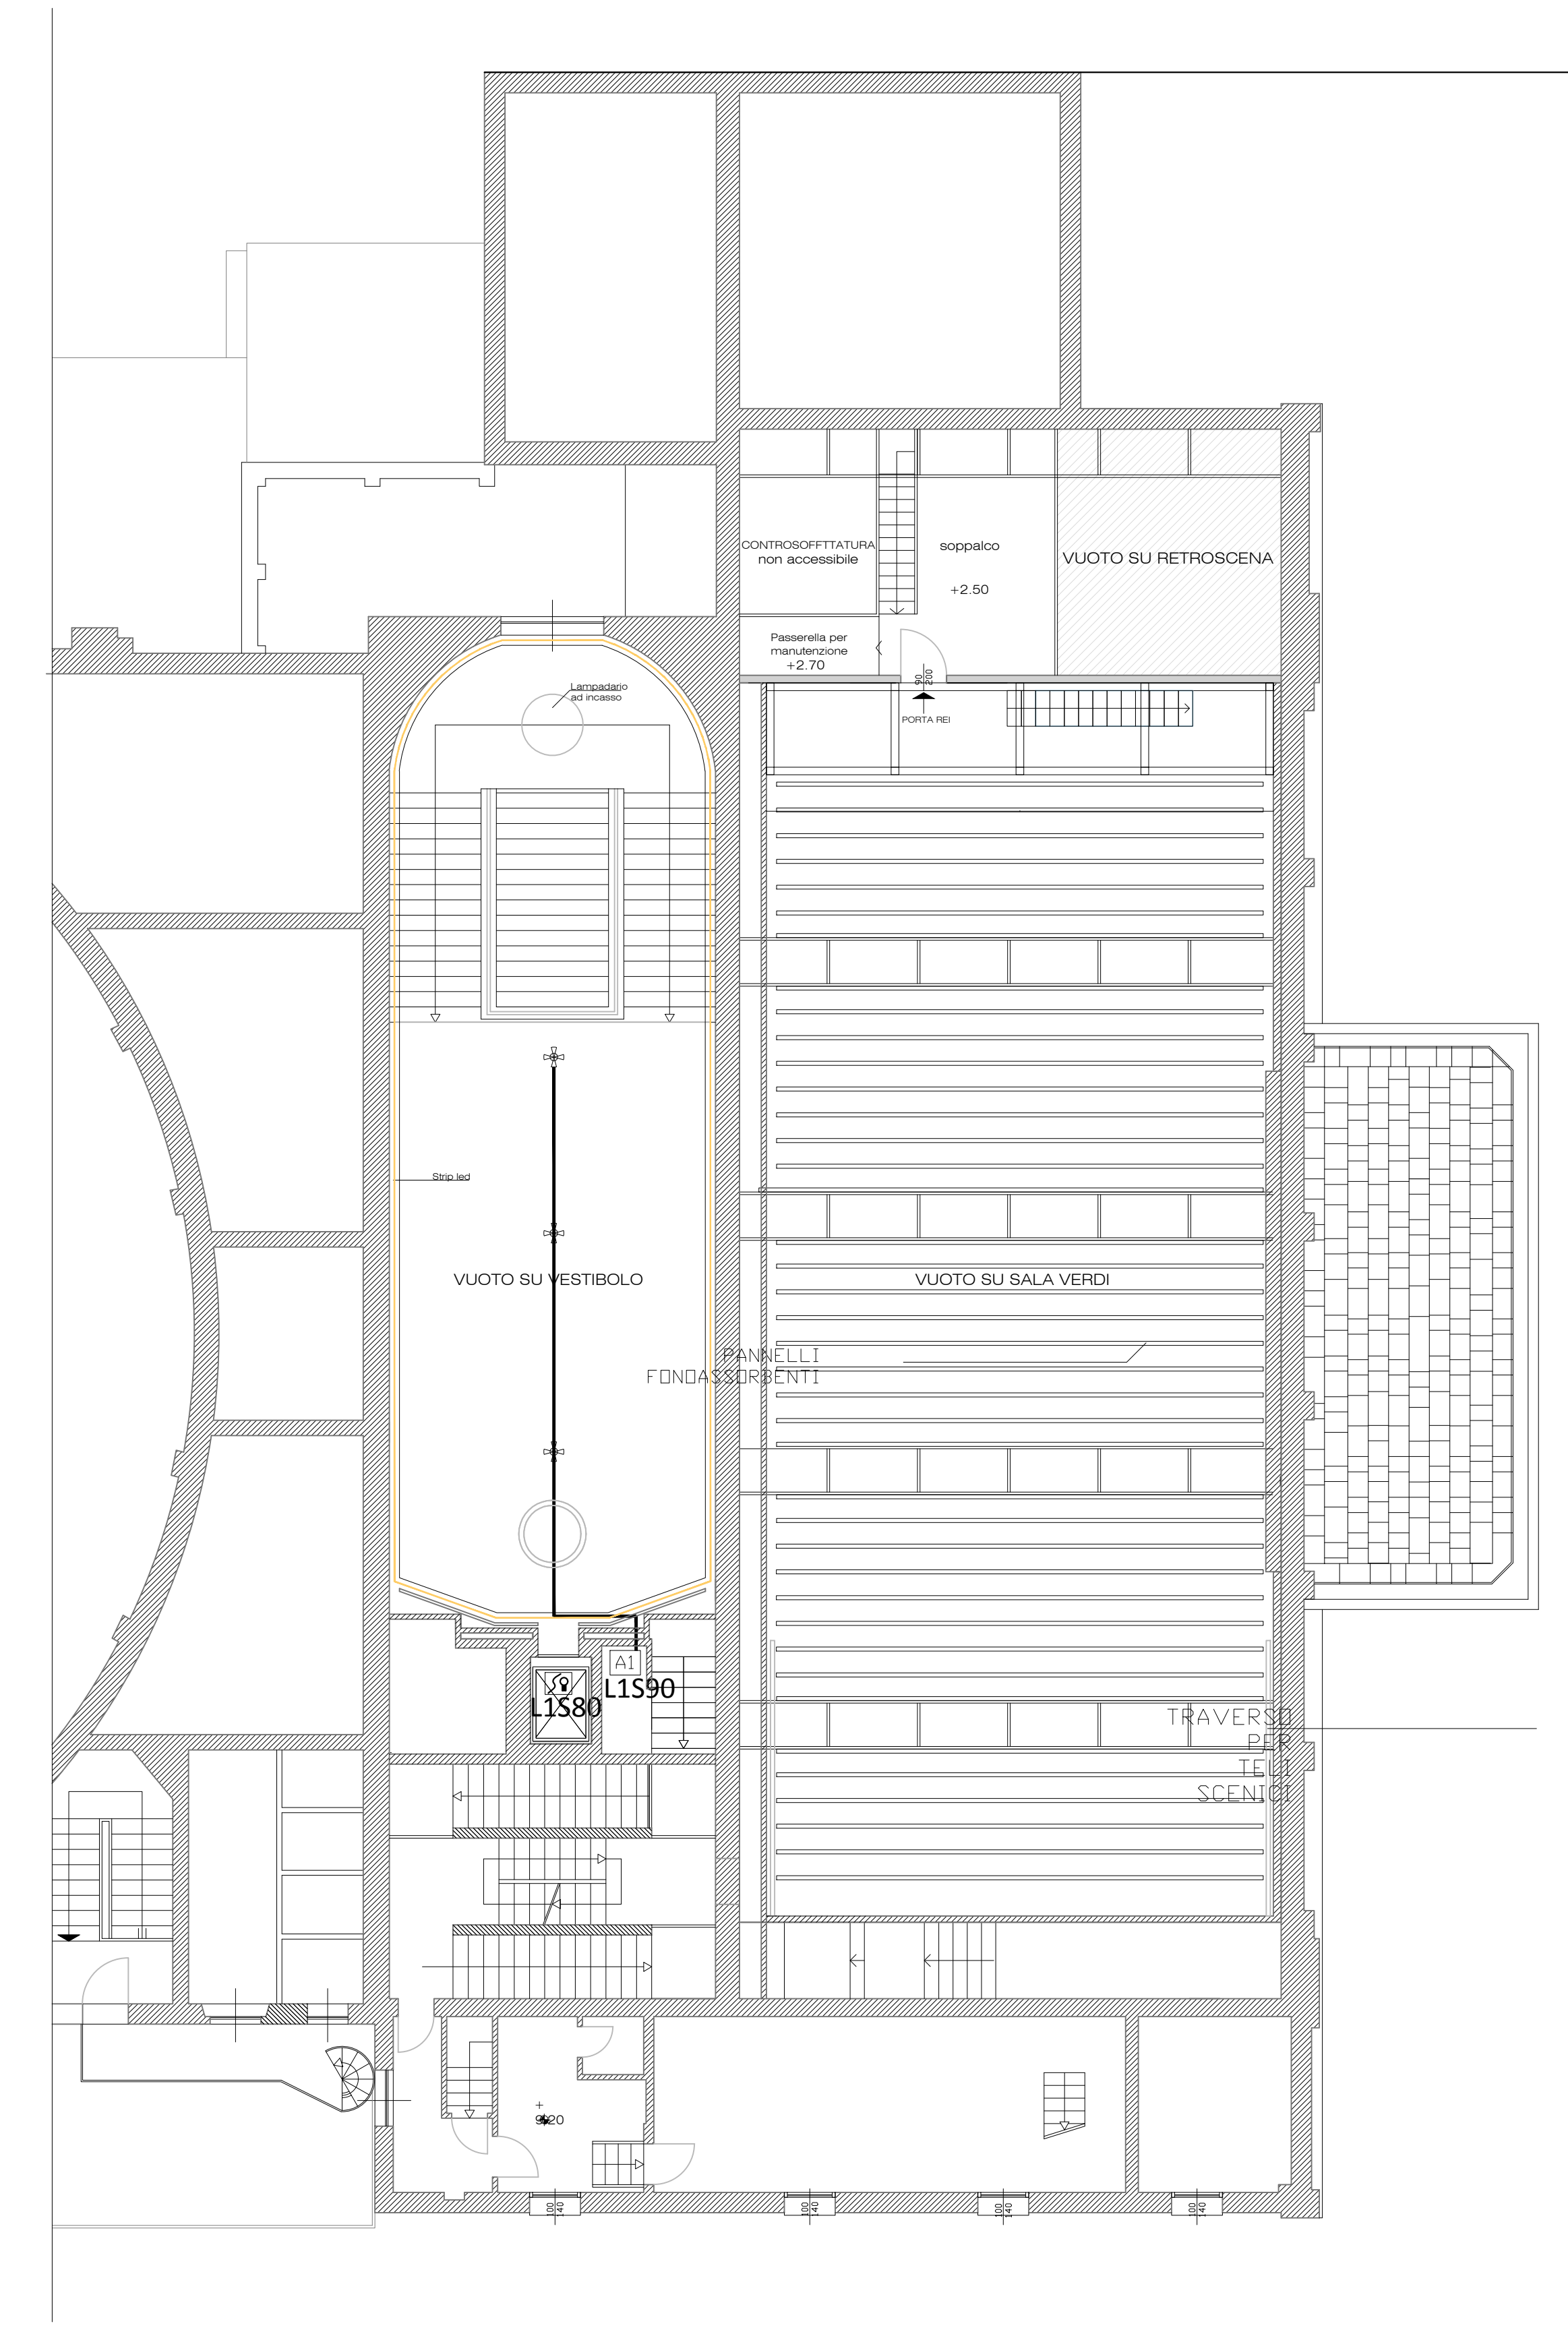

PIANTA SALA VERDI - QUOTA +9.20

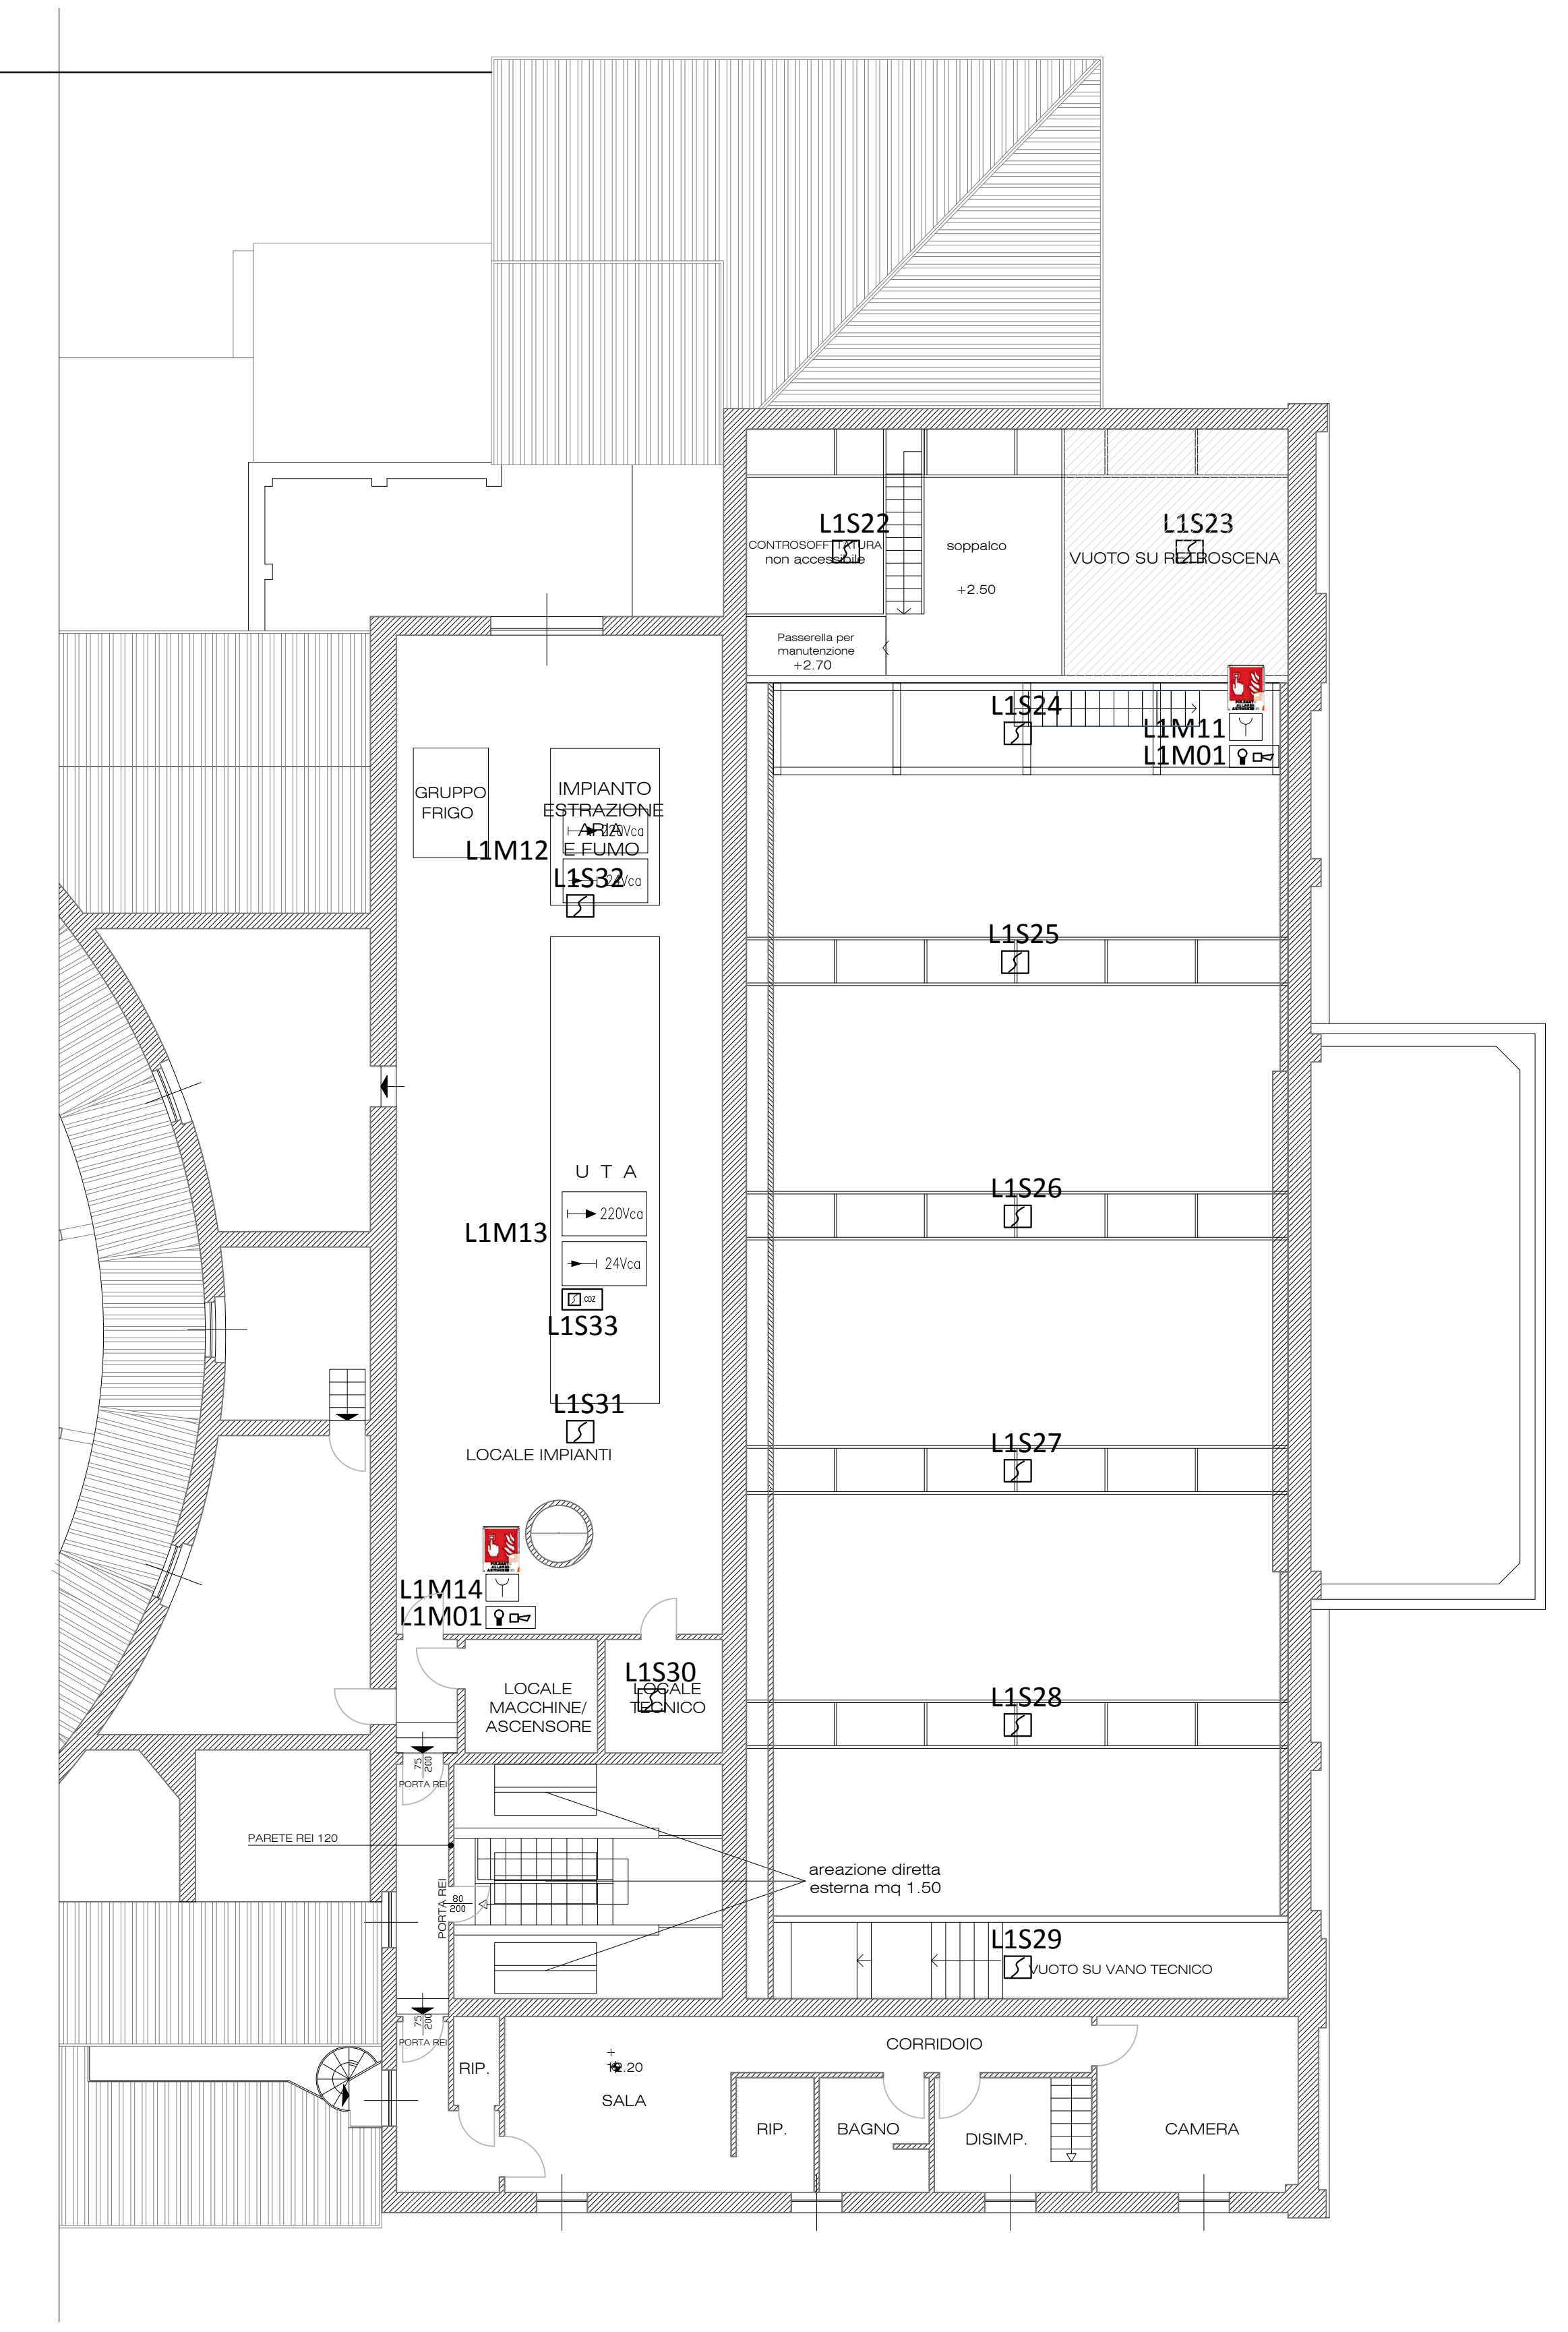

PIANTA PIANO SECONDO - QUOTA +12.20

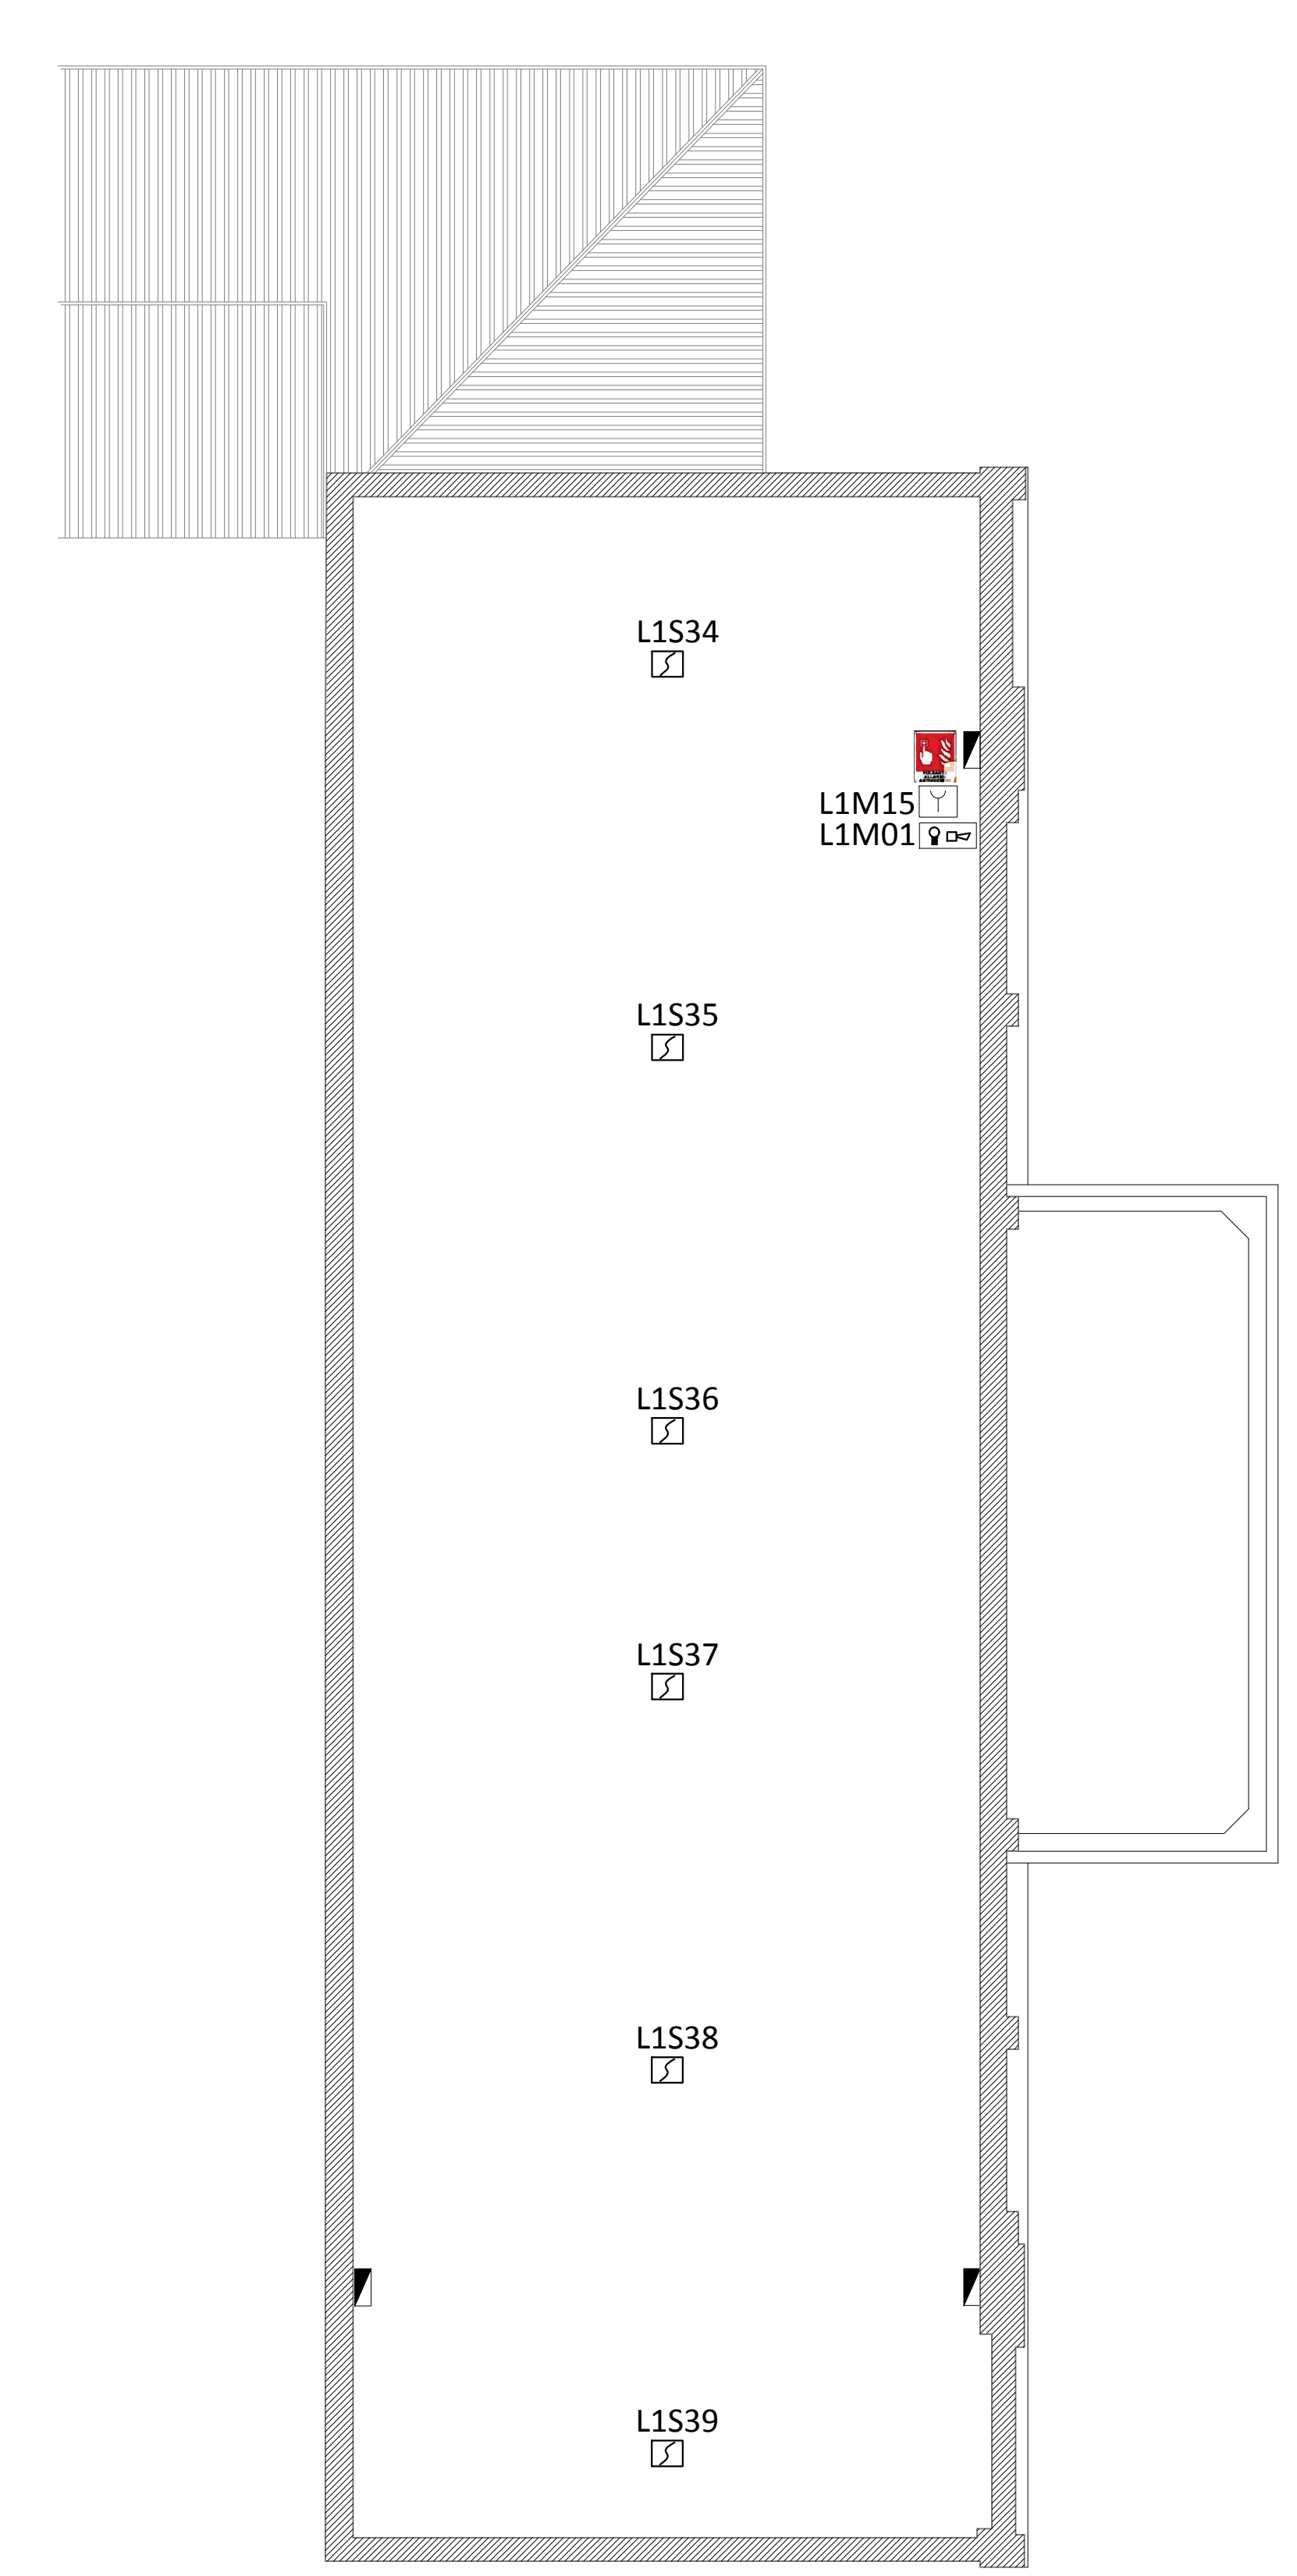

PIANTA PIANO SOTTOTETTO - QUOTA +17.10